

东城街道塹头社区居民委员会塹头路13号危旧房改造工程
给排水施工图

| 序号 | 图纸名称 | 图号 | 规格 | 附注 |
|----|--------------|-------|----|----|
| 1 | 图纸目录 | SS-00 | A2 | |
| 2 | 设计说明 首层排水平面图 | SS-01 | A2 | |
| 3 | 二层排水平面图 | SS-02 | A2 | |
| 4 | 三至五层排水平面图 | SS-03 | A2 | |
| 5 | 屋面层排水平面图 | SS-04 | A2 | |
| 6 | 排水系统原理图 | SS-05 | A2 | |
| 7 | | | | |
| 8 | | | | |
| 9 | | | | |
| 10 | | | | |
| 11 | | | | |
| 12 | | | | |
| 13 | | | | |
| 14 | | | | |
| 15 | | | | |
| 16 | | | | |
| 17 | | | | |
| 18 | | | | |
| 19 | | | | |
| 20 | | | | |
| 21 | | | | |
| 22 | | | | |
| 23 | | | | |
| 24 | | | | |
| 25 | | | | |
| 26 | | | | |
| 27 | | | | |
| 28 | | | | |
| 29 | | | | |
| 30 | | | | |

出图专用章

注册师章

注册师

2

1

0

版 本

日 期

修改内容

广东华南建筑设计研究院有限公司
地址：广州市越秀区中山四路246号信德商务大厦26楼
邮编：510030

工程设计资质证书：A144016719 建筑行业建筑工程甲级
A244016716 市政行业给水工程乙级
市政行业道路工程乙级
风景园林工程设计专项乙级
城乡规划编制资质证书：粤自资规乙字23440114号（乙级）

合同编号

2025N-09-08

总负责人

孙亚平

孙亚平

审 定

扶招顺

扶招顺

审 核

扶招顺

扶招顺

校 核

李 璐

李璐

专业负责人

段远霞

段远霞

设 计

段远霞

段远霞

专 业

给排水

版 本

阶 段

施工图

日 期

2025-10

建设单位

东莞市安居建设投资有限公司

工程名称

东城街道塹头社区居民委员会塹头路13号危旧房改造工程

单体名称

东城街道塹头社区居民委员会塹头路13号

图纸名称

目录

图 号


SS-00

施工图审查号

电子条码

版权所有，未经授权，不得复制。

| | | | | | |
|-----|--|--|--|--|--|
| | | | | | |
| | | | | | |
| 电气 | | | | | |
| | | | | | |
| 给排水 | | | | | |
| | | | | | |
| 暖通 | | | | | |
| | | | | | |
| 建筑 | | | | | |
| | | | | | |
| 结构 | | | | | |
| | | | | | |
| 制图人 | | | | | |

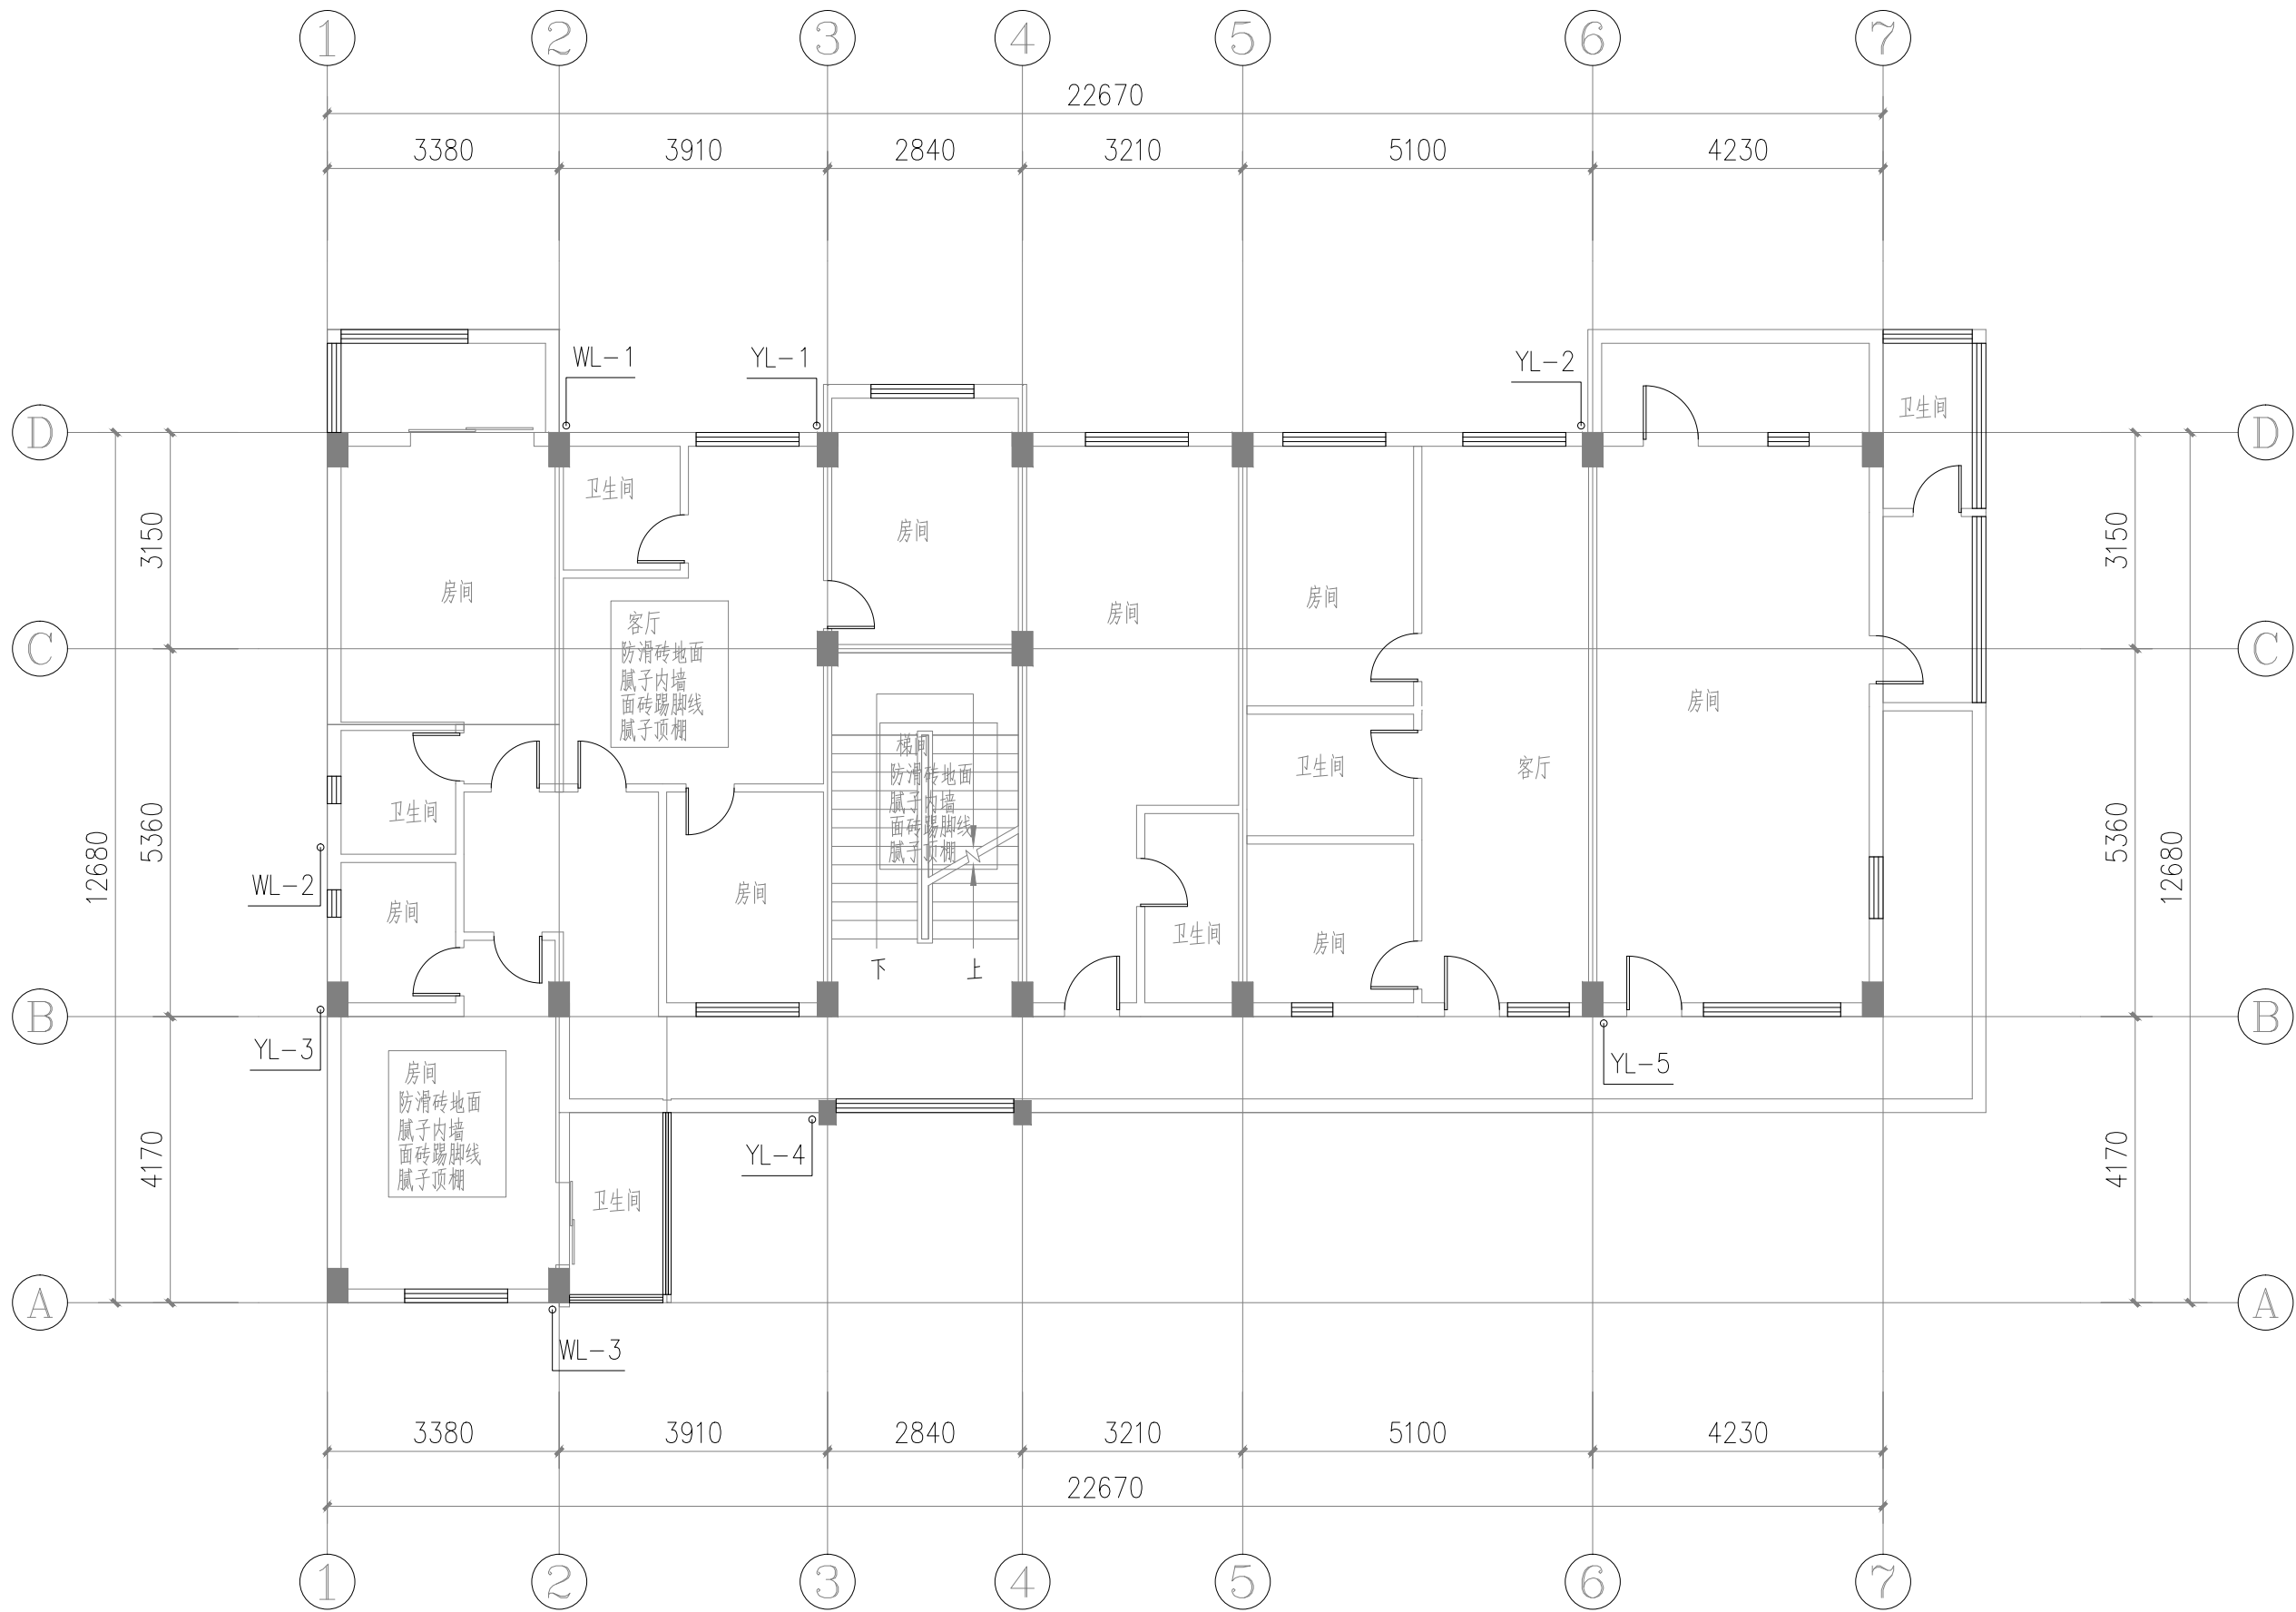

二层排水平面图 1:100

出图专用章

注册师章

| | | |
|-----|-----|------|
| 注册师 | | |
| 2 | | |
| 1 | | |
| 0 | | |
| 版 本 | 日 期 | 修改内容 |

广东华南建筑设计研究院有限公司
地址：广州市越秀区中山四路246号信德商务大厦26楼
邮编：510030


工程设计资质证书：A144016719 建筑行业建筑工程甲级
A244016716 市政行业给水工程乙级
市政行业道路工程乙级
风景园林工程设计专项乙级
城乡规划编制资质证书：粤自资规乙字23440114号（乙级）

| | | | |
|-------|-------------|-----|---------|
| 合同编号 | 2025N-09-08 | | |
| 总负责人 | 孙亚平 | 孙亚平 | |
| 审 定 | 扶超顺 | 扶超顺 | |
| 审 核 | 扶超顺 | 扶超顺 | |
| 校 校 | 李 璐 | 李璐 | |
| 专业负责人 | 段远霞 | 段远霞 | |
| 设 计 | 段远霞 | 段远霞 | |
| 专 业 | 给排水 | 版 本 | |
| 阶 段 | 施工图 | 日 期 | 2025-10 |

| | | | |
|--------|----------------------------|--|--|
| 建设单位 | 东莞市安居建设投资有限公司 | | |
| 工程名称 | 东城街道鳌头社区居民委员会鳌头路13号危旧房改造工程 | | |
| 单体名称 | 东城街道鳌头社区居民委员会鳌头路13号 | | |
| 图纸名称 | 二层排水平面图 | | |
| 图 号 | SS-02 | | |
| 施工图审查号 | | | |
| 电子条码 | | | |

版权所有，未经授权，不得复制。


| | | | | | |
|-----|-----|--|----|--|--|
| | | | | | |
| | 电气 | | | | |
| | | | | | |
| | 给排水 | | 暖通 | | |
| | | | | | |
| | 建筑 | | 结构 | | |
| | | | | | |
| 制图人 | | | | | |

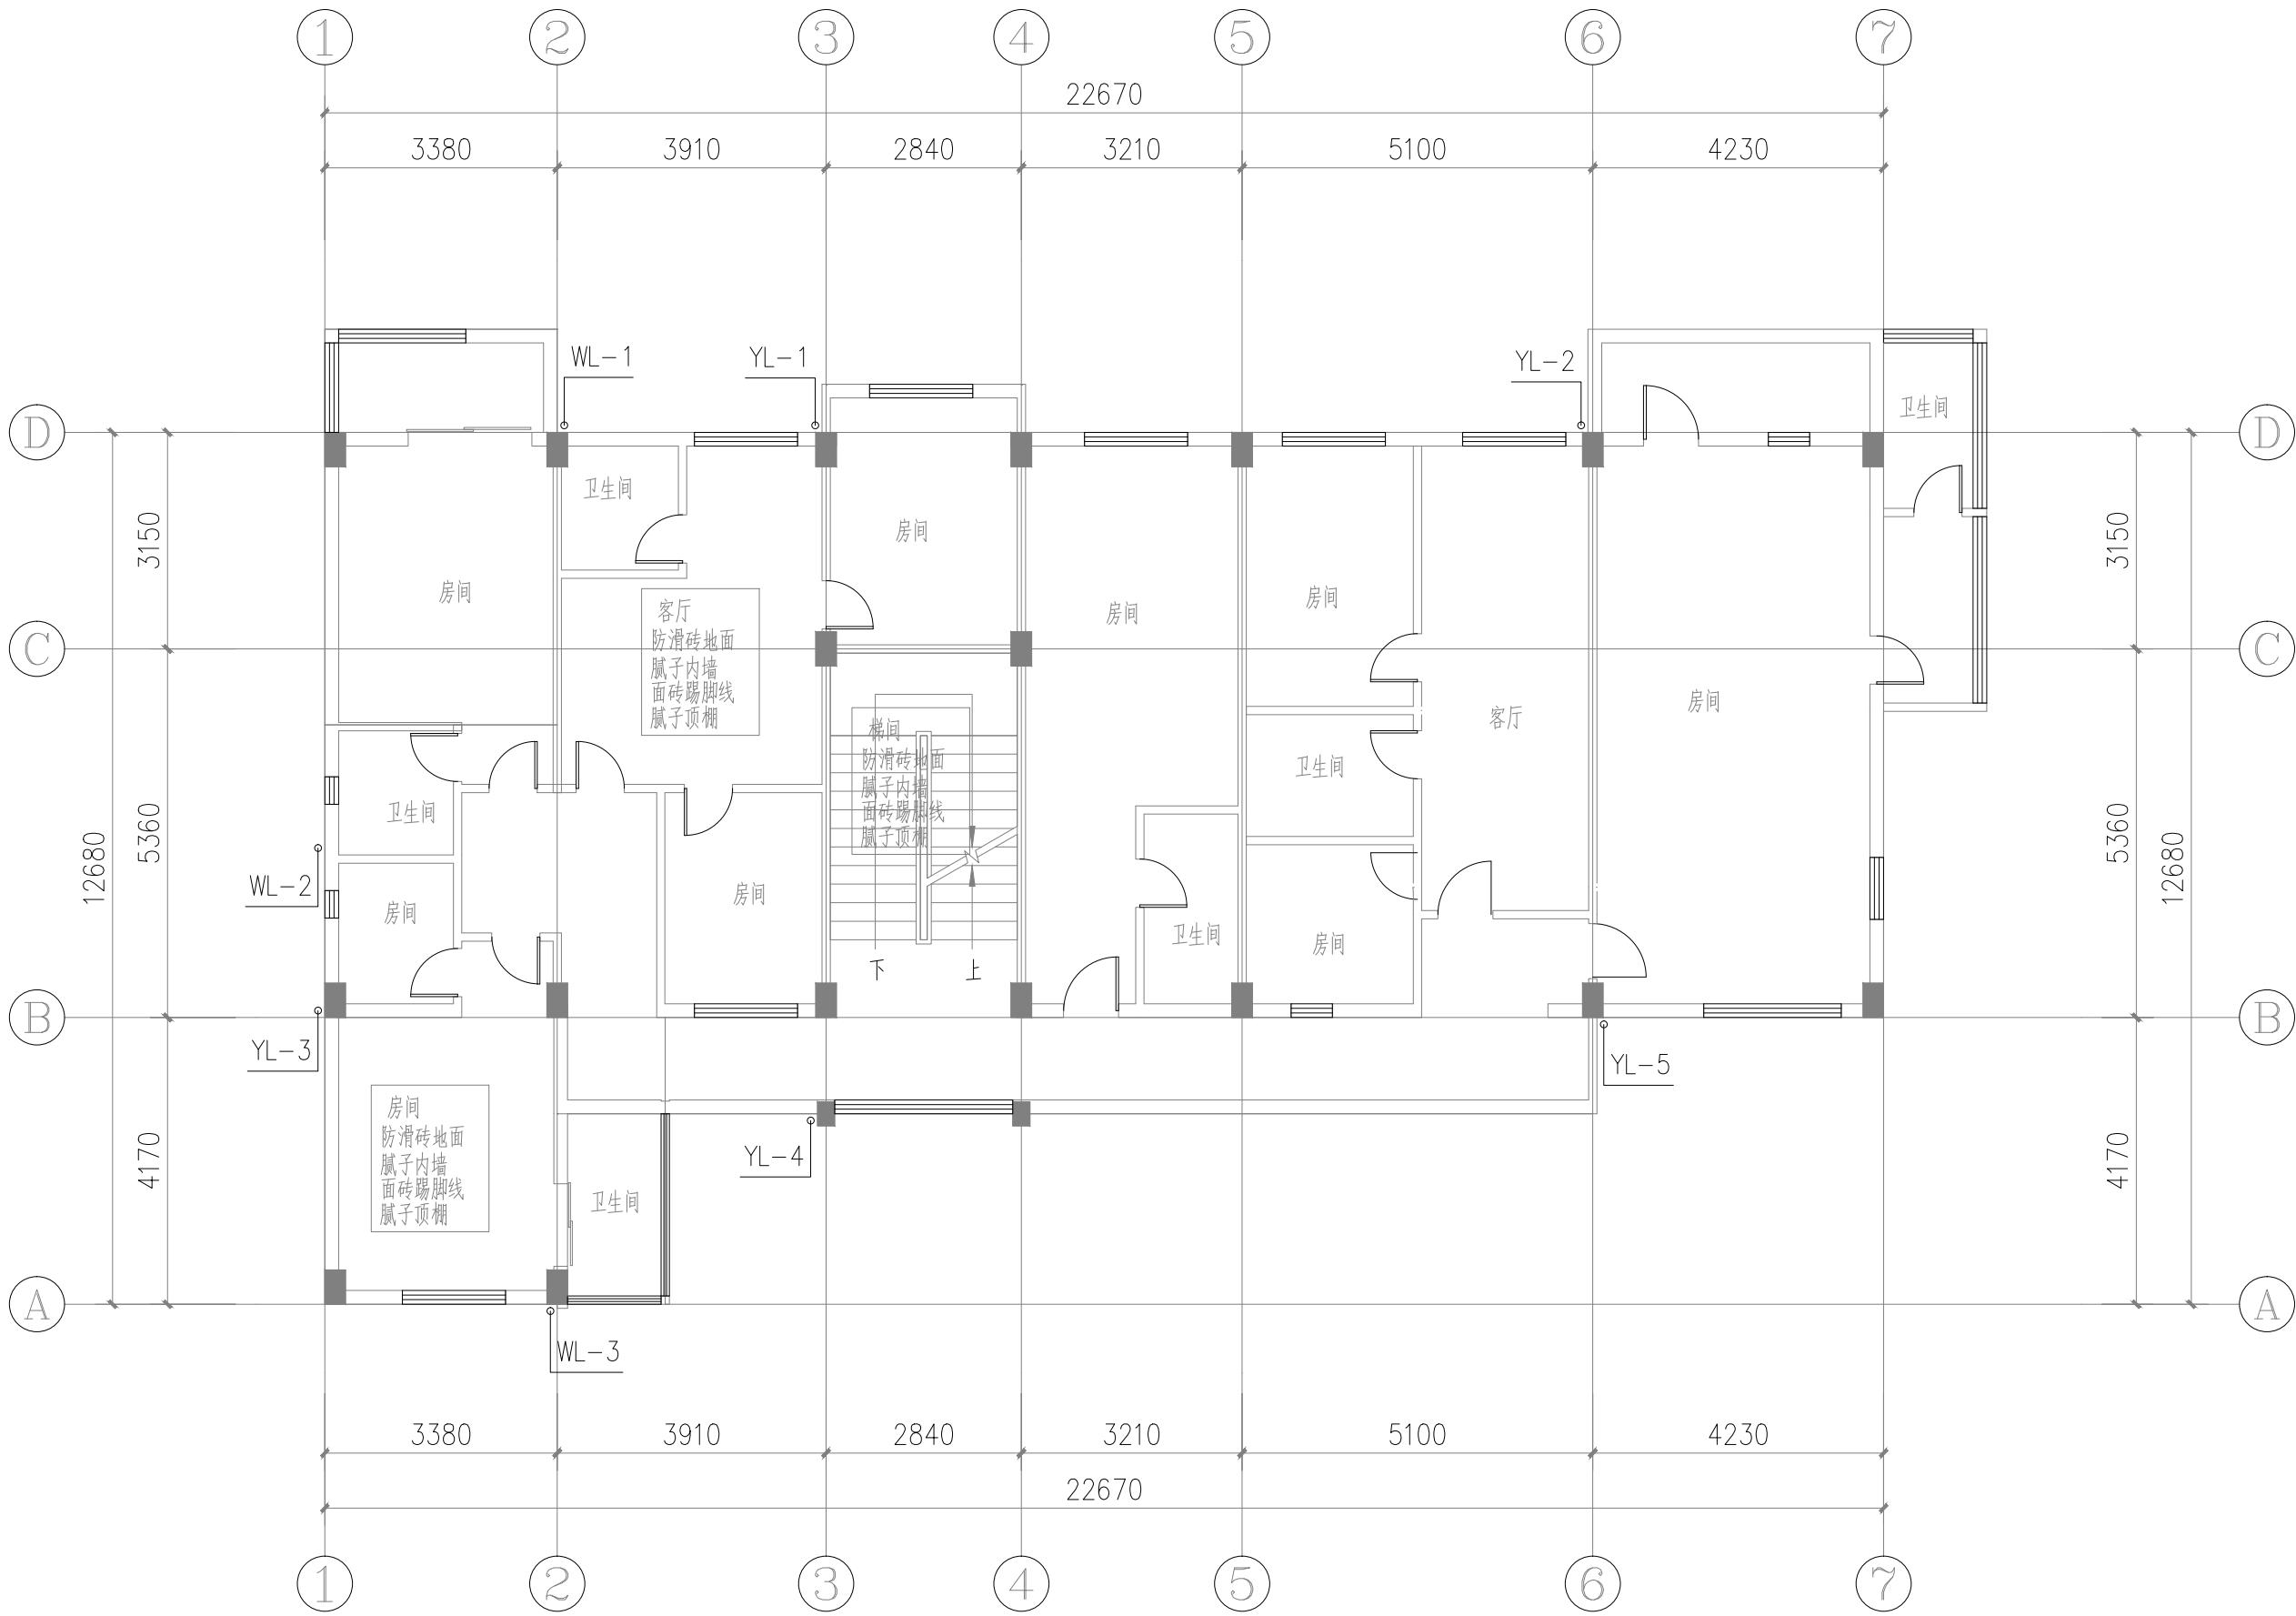

三至五层排水平面图 1:100


| | | | |
|---|----------------------------|------|---------|
| 出图专用章 | | | |
| 注册师章 | | | |
| 注册师 | | | |
| 2 | | | |
| 1 | | | |
| 0 | | | |
| 版 本 | 日 期 | 修改内容 | |
| <div>广东华南建筑设计研究院有限公司</div> <div>地址：广州市越秀区中山四路246号信德商务大厦26楼</div> <div>邮编：510030</div> <div>工程设计资质证书：A144016719 建筑行业建筑工程甲级</div> <div>A244016716 市政行业给水工程乙级</div> <div>市政行业道路工程乙级</div> <div>风景园林工程设计专项乙级</div> <div>城乡规划编制资质证书：粤自资规乙字23440114号（乙级）</div> | | | |
| 合同编号 | 2025N-09-08 | | |
| 总负责人 | 孙亚平 | 8825 | |
| 审 定 | 扶超顺 | 扶超顺 | |
| 审 核 | 扶超顺 | 扶超顺 | |
| 校 核 | 李 璐 | 李璐 | |
| 专业负责人 | 段远霞 | 段远霞 | |
| 设 计 | 段远霞 | 段远霞 | |
| 专 业 | 给排水 | 版 本 | |
| 阶 段 | 施工图 | 日 期 | 2025-10 |
| 建设单位 | 东莞市安居建设投资有限公司 | | |
| 工程名称 | 东城街道鳌头社区居民委员会鳌头路13号危旧房改造工程 | | |
| 单体名称 | 东城街道鳌头社区居民委员会鳌头路13号 | | |
| 图纸名称 | 三至五层排水平面图 | | |
| 图 号 | SS-03 | | |
| 施工图审查号 | | | |
| 电子条码 | | | |
| 版权所有，未经授权，不得复制。 | | | |

| | | | | | |
|-----|--|--|--|--|--|
| | | | | | |
| 电气 | | | | | |
| 给排水 | | | | | |
| 暖通 | | | | | |
| 建筑 | | | | | |
| 结构 | | | | | |
| 制图人 | | | | | |

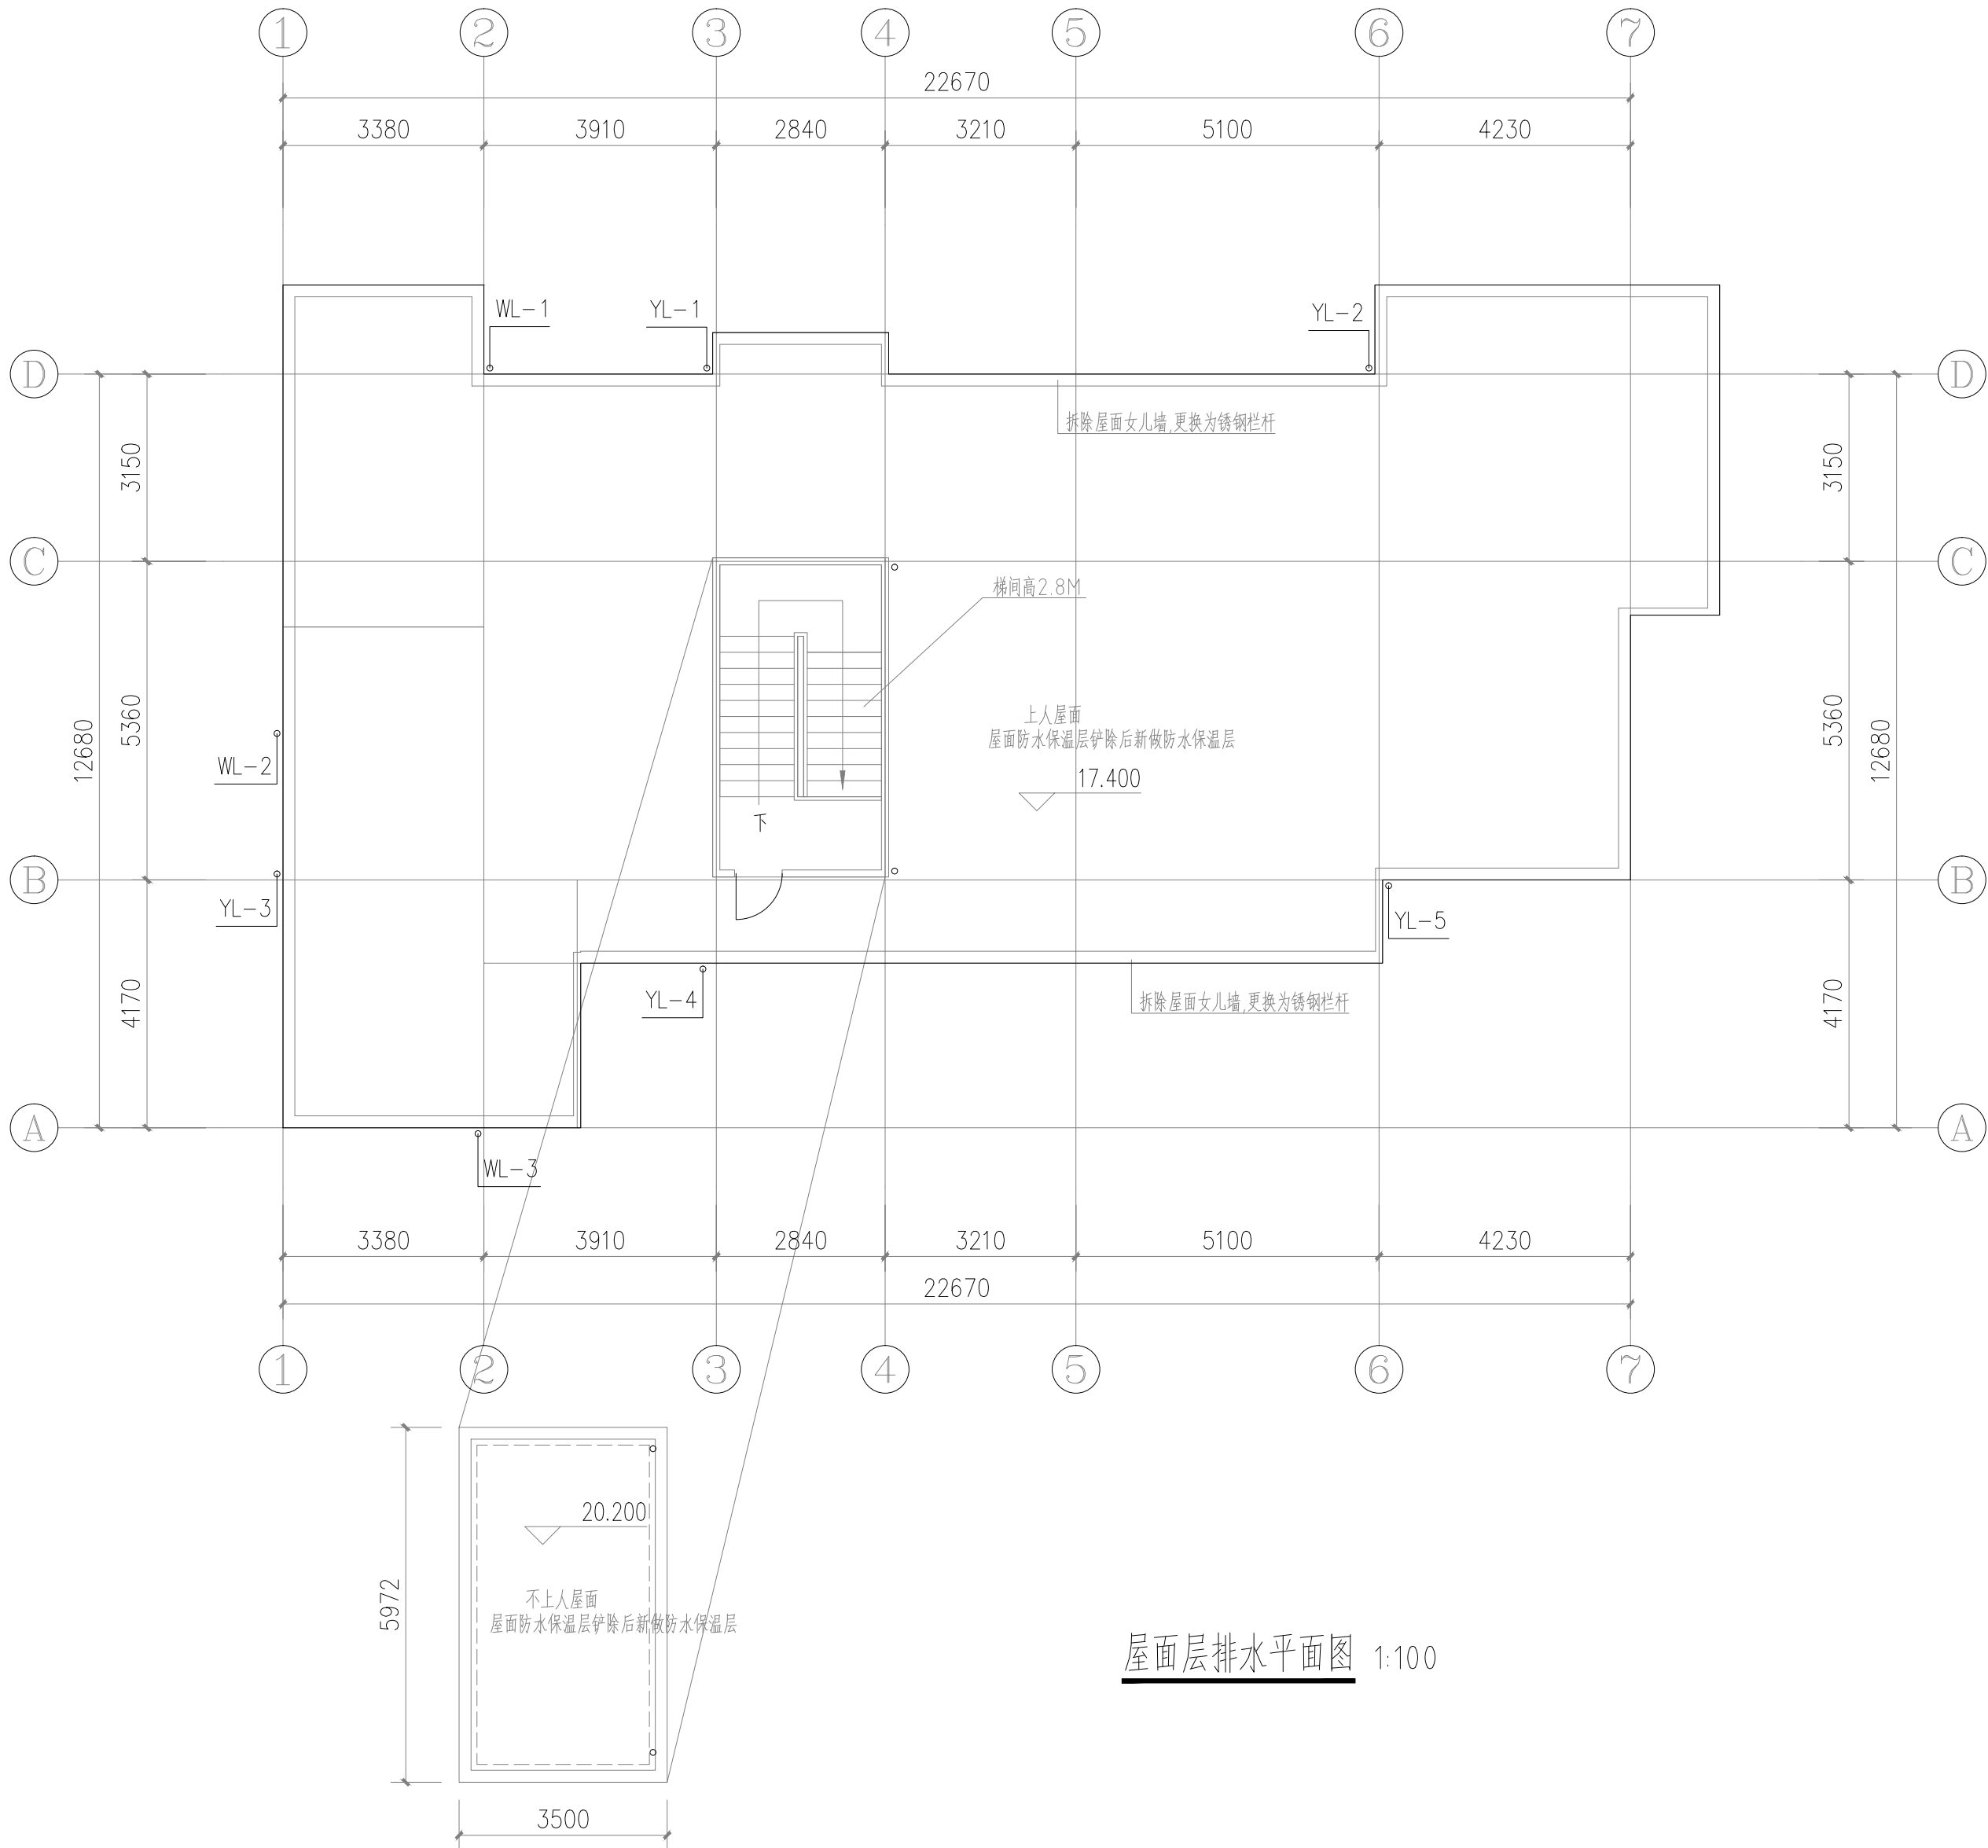

| | | | |
|---|----------------------------|------|---------|
| 出图专用章 | | | |
| 注册师章 | | | |
| 注册师 | | | |
| 2 | | | |
| 1 | | | |
| 0 | | | |
| 版 本 | 日 期 | 修改内容 | |
| <div>广东华南建筑设计研究院有限公司</div> <div>地址：广州市越秀区中山四路246号信德商务大厦26楼</div> <div>邮编：510030</div> <div>工程设计资质证书：A144016719 建筑行业建筑工程甲级</div> <div>A244016716 市政行业给水工程乙级</div> <div>市政行业道路工程乙级</div> <div>风景园林工程设计专项乙级</div> <div>城乡规划编制资质证书：粤自资规乙字23440114号（乙级）</div> | | | |
| 合同编号 | 2025N-09-08 | | |
| 总负责人 | 孙亚平 | 张程顺 | |
| 审 定 | 扶招顺 | 张程顺 | |
| 审 核 | 扶招顺 | 李璐 | |
| 校 核 | 李 璐 | 段远霞 | |
| 专业负责人 | 段远霞 | 段远霞 | |
| 设 计 | 段远霞 | | |
| 专 业 | 给排水 | 版 本 | |
| 阶 段 | 施工图 | 日 期 | 2025-10 |
| 建设单位 | 东莞市安居建设投资有限公司 | | |
| 工程名称 | 东城街道鳌头社区居民委员会鳌头路13号危旧房改造工程 | | |
| 单体名称 | 东城街道鳌头社区居民委员会鳌头路13号 | | |
| 图纸名称 | 屋面层排水平面图 | | |
| 图 号 | SS-04 | | |
| 施工图审查号 | | | |
| 电子条码 | | | |
| 版权所有，未经授权，不得复制。 | | | |

| | | | | | |
|-----|--|-----|----|--|--|
| | | | | | |
| | | 电气 | | | |
| | | 给排水 | 暖通 | | |
| | | 建筑 | 结构 | | |
| 制图人 | | | | | |

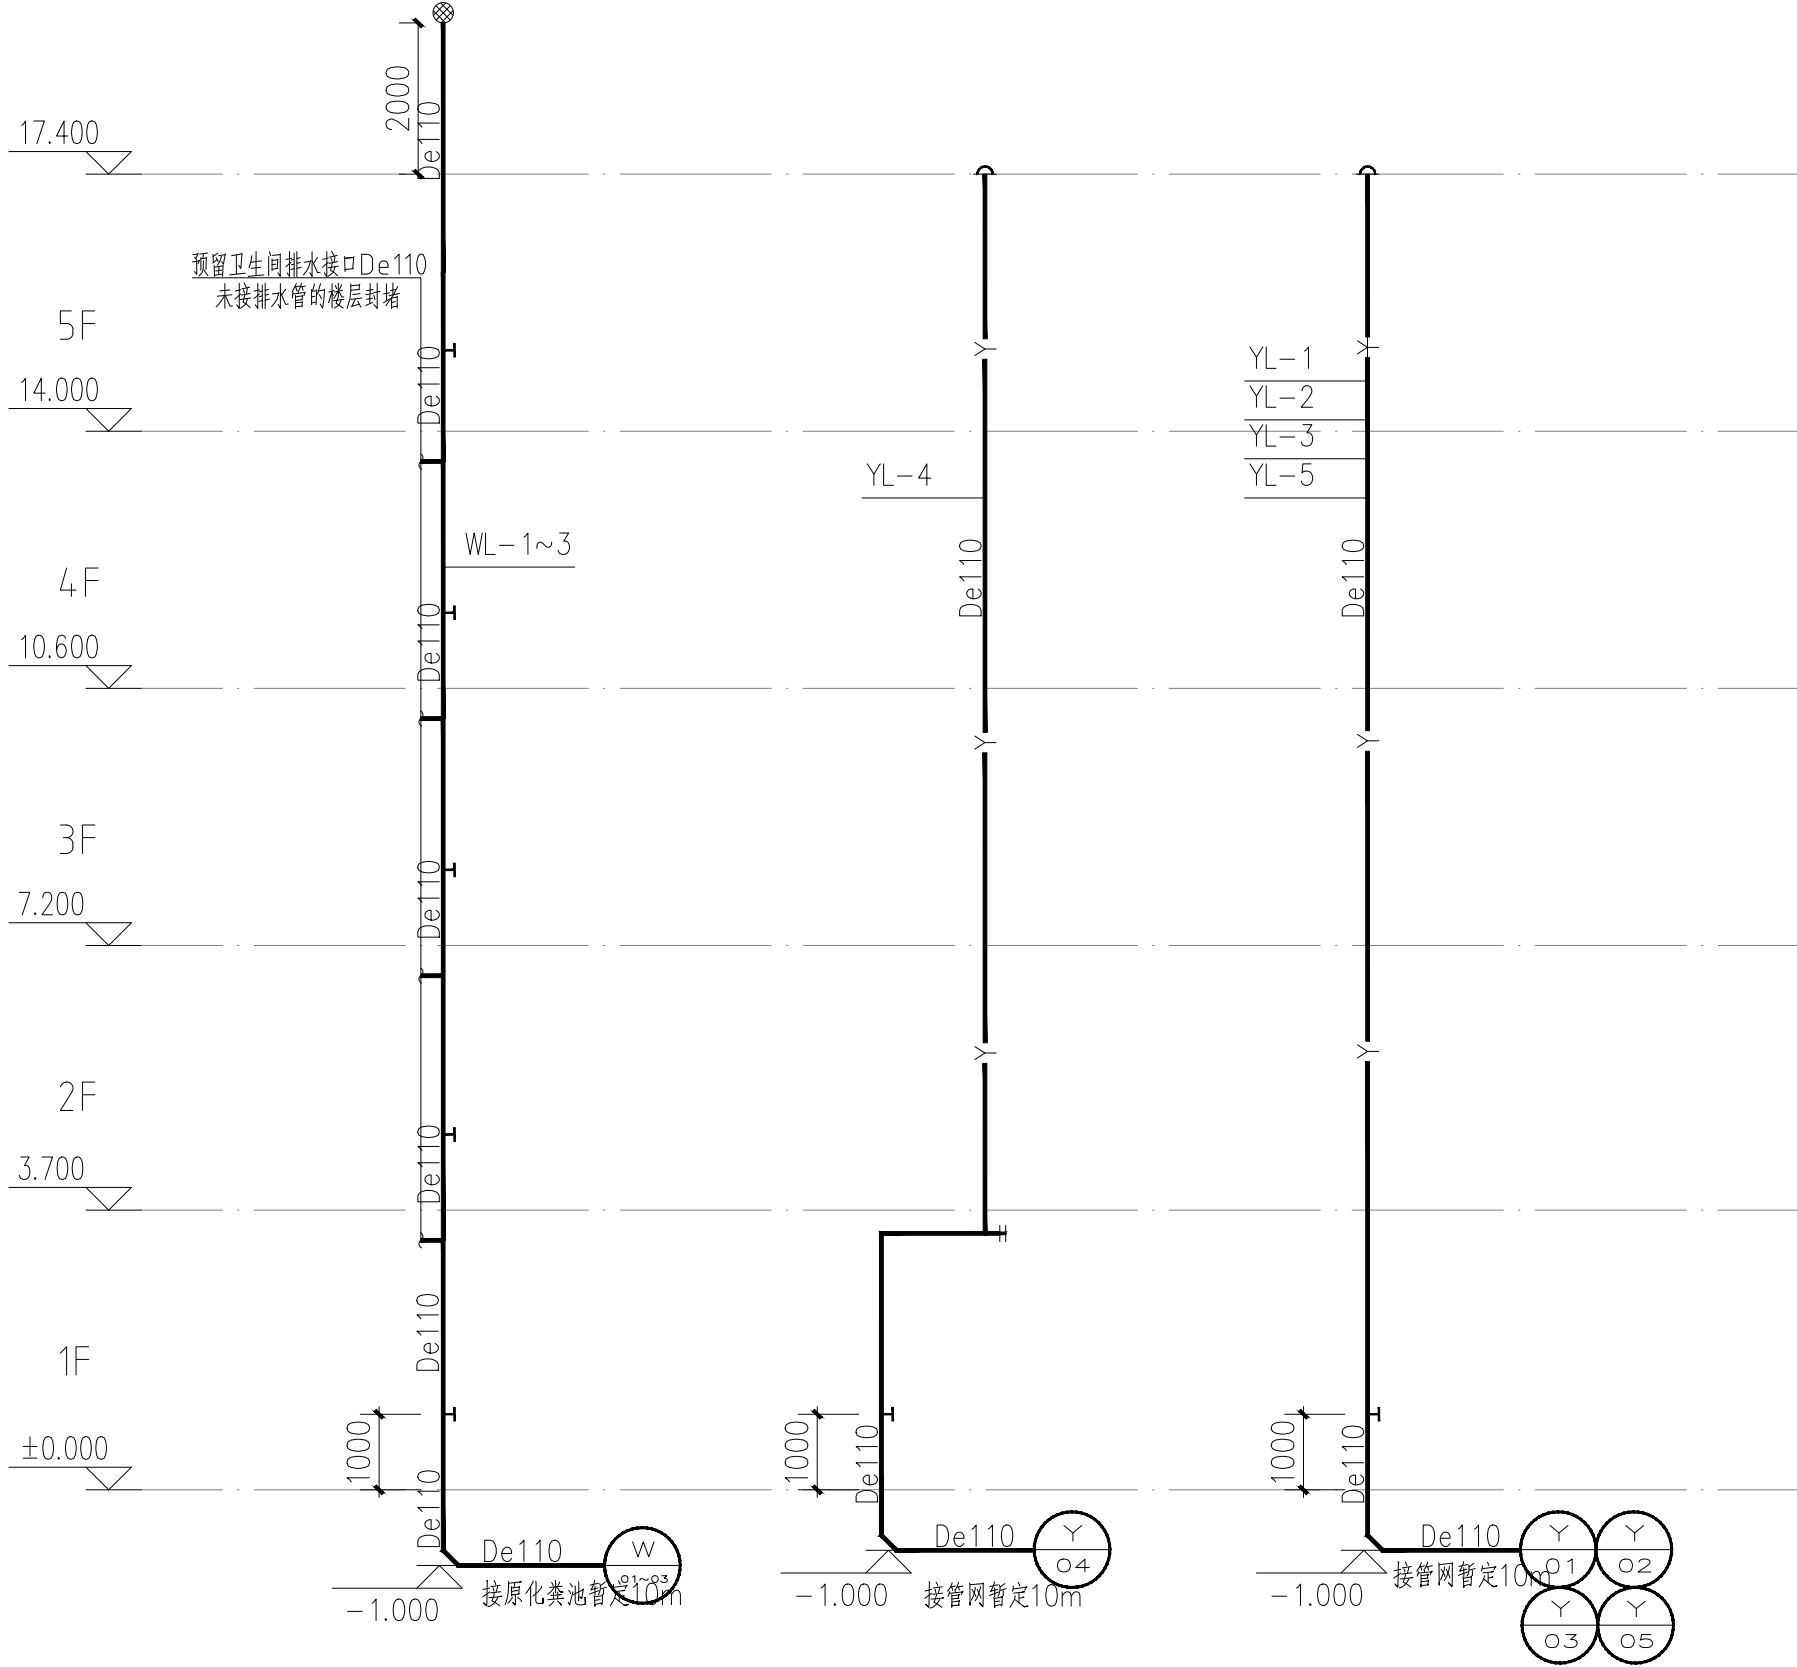

卫生间排水系统原理图

雨水系统原理图

出图专用章

注册师章

| | | |
|-----|-----|------|
| 注册师 | | |
| 2 | | |
| 1 | | |
| 0 | | |
| 版 本 | 日 期 | 修改内容 |

广东华南建筑设计研究院有限公司
地址：广州市越秀区中山四路246号信德商务大厦26楼
邮编：510030

工程设计资质证书：A144016719 建筑行业建筑工程甲级
A244016716 市政行业给水工程乙级
市政行业道路工程乙级
风景园林工程设计专项乙级
城乡规划编制资质证书：粤自资规乙字23440114号（乙级）

| | | | |
|-------|-------------|-----|---------|
| 合同编号 | 2025N-09-08 | | |
| 总负责人 | 孙亚平 | 孙亚平 | |
| 审 定 | 扶超顺 | 扶超顺 | |
| 审 核 | 扶超顺 | 扶超顺 | |
| 校 校 | 李 璐 | 李璐 | |
| 专业负责人 | 段远霞 | 段远霞 | |
| 设 计 | 段远霞 | 段远霞 | |
| 专 业 | 给排水 | 版 本 | |
| 阶 段 | 施工图 | 日 期 | 2025-10 |

| | | | |
|--------|----------------------------|--|--|
| 建设单位 | 东莞市安居建设投资有限公司 | | |
| 工程名称 | 东城街道鳌头社区居民委员会鳌头路13号危旧房改造工程 | | |
| 单体名称 | 东城街道鳌头社区居民委员会鳌头路13号 | | |
| 图纸名称 | 排水系统原理图 | | |
| 图 号 | SS-05 | | |
| 施工图审查号 | | | |
| 电子条码 | | | |

版权所有，未经授权，不得复制。