

郑州中粮科研设计院有限公司
COCO Engineering Technology (Zhengzhou) Co., Ltd.
商物粮行业甲级 建筑工程甲级
编号: A141029852
地址: 河南省郑州市高新区莲华路22号
电话: (0371) 56829919
邮编: 450001
传真: (0371) 65721013
网址: http://www.cocoatcl.com

会签栏
COUNTERSIGNATURE COLUMN

专业 DISCIPLINE	姓名 NAME	签字 SIGNATURE
建筑 ARCHITECTURE		
结构 STRUCTURE		
给排水 PLUMBING		
暖通 HVAC		
电气 ELECTRICITY		
工艺 PROCESS		

执业签章
REGISTRATION STAMP

出图签章
RELEASE STAMP

审图签章
VETTING STAMP

备注:
REMARKS
图纸内容版权归郑州中粮科研设计院有限公司所有, 任何采用或复制此内容, 必须征得本单位书面同意。

03		
02		
01	首次发行 FIRST ISSUE	2025.08
版次 REV	摘要 SUBJECT	发行日期 ISSUED DATE

建设单位
CLIENT

中央储备粮岳阳直属库有限公司

工程名称
PROJECT NAME

中央储备粮岳阳直属库有限公司
仓储项目二期(设计)

工程编号
PROJECT NO.


SJ2025011

职 FUNCTION	姓 NAME	签 SIGNATURE
审 APPROVED	李 强	李 强
项目负责人 PROJ. MANAGER	张晓东	张晓东
专业负责人 DIS. MANAGER	卫 萍	卫 萍
校 AUDITED	卫 萍	卫 萍
校 CHECKED	刘玉翠	刘玉翠
设 DESIGNED	范少飞	范少飞


图 名:
DRAWING NAME

仓下层力平面图
4.45m标高架空层力及控制平面图

子项名称 SUB-ITEM NAME	3#浅圆仓群(扩建)
设计阶段 DESIGN PHASE	施工图
专 业 DISCIPLINE	电控
图 号 DRAWING NO.	DW-3-01

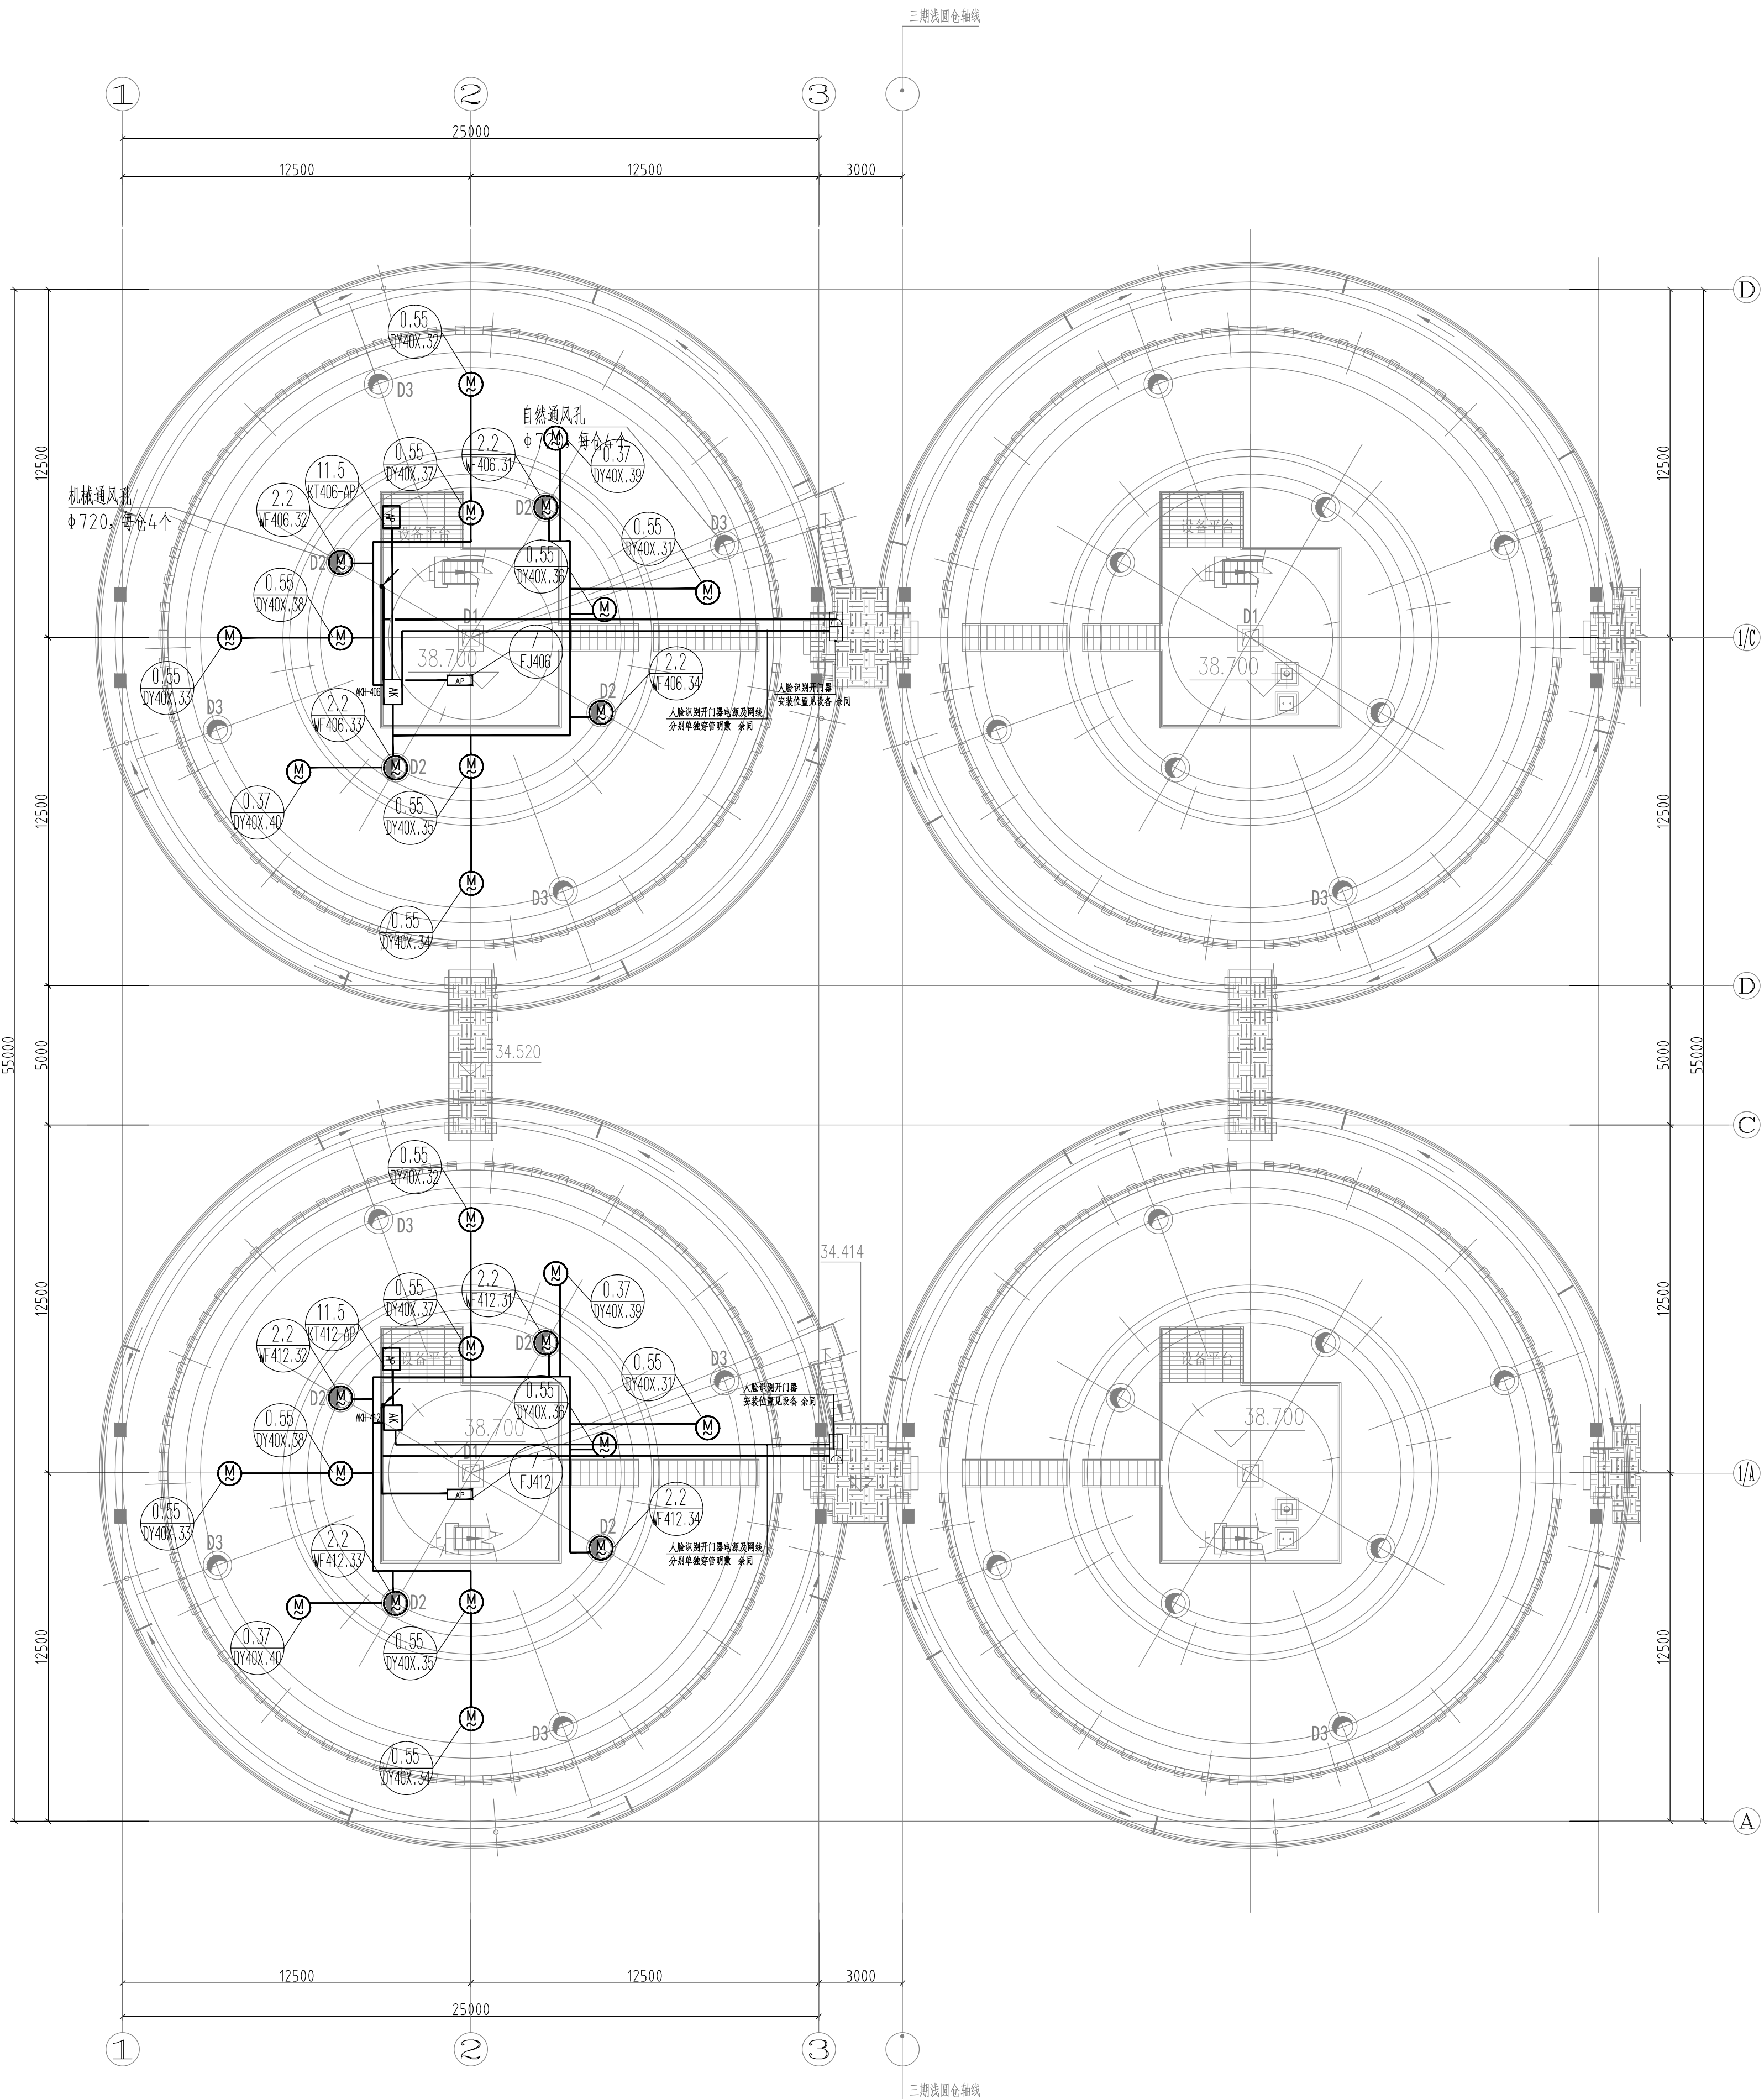


仓顶层平面图 1:150

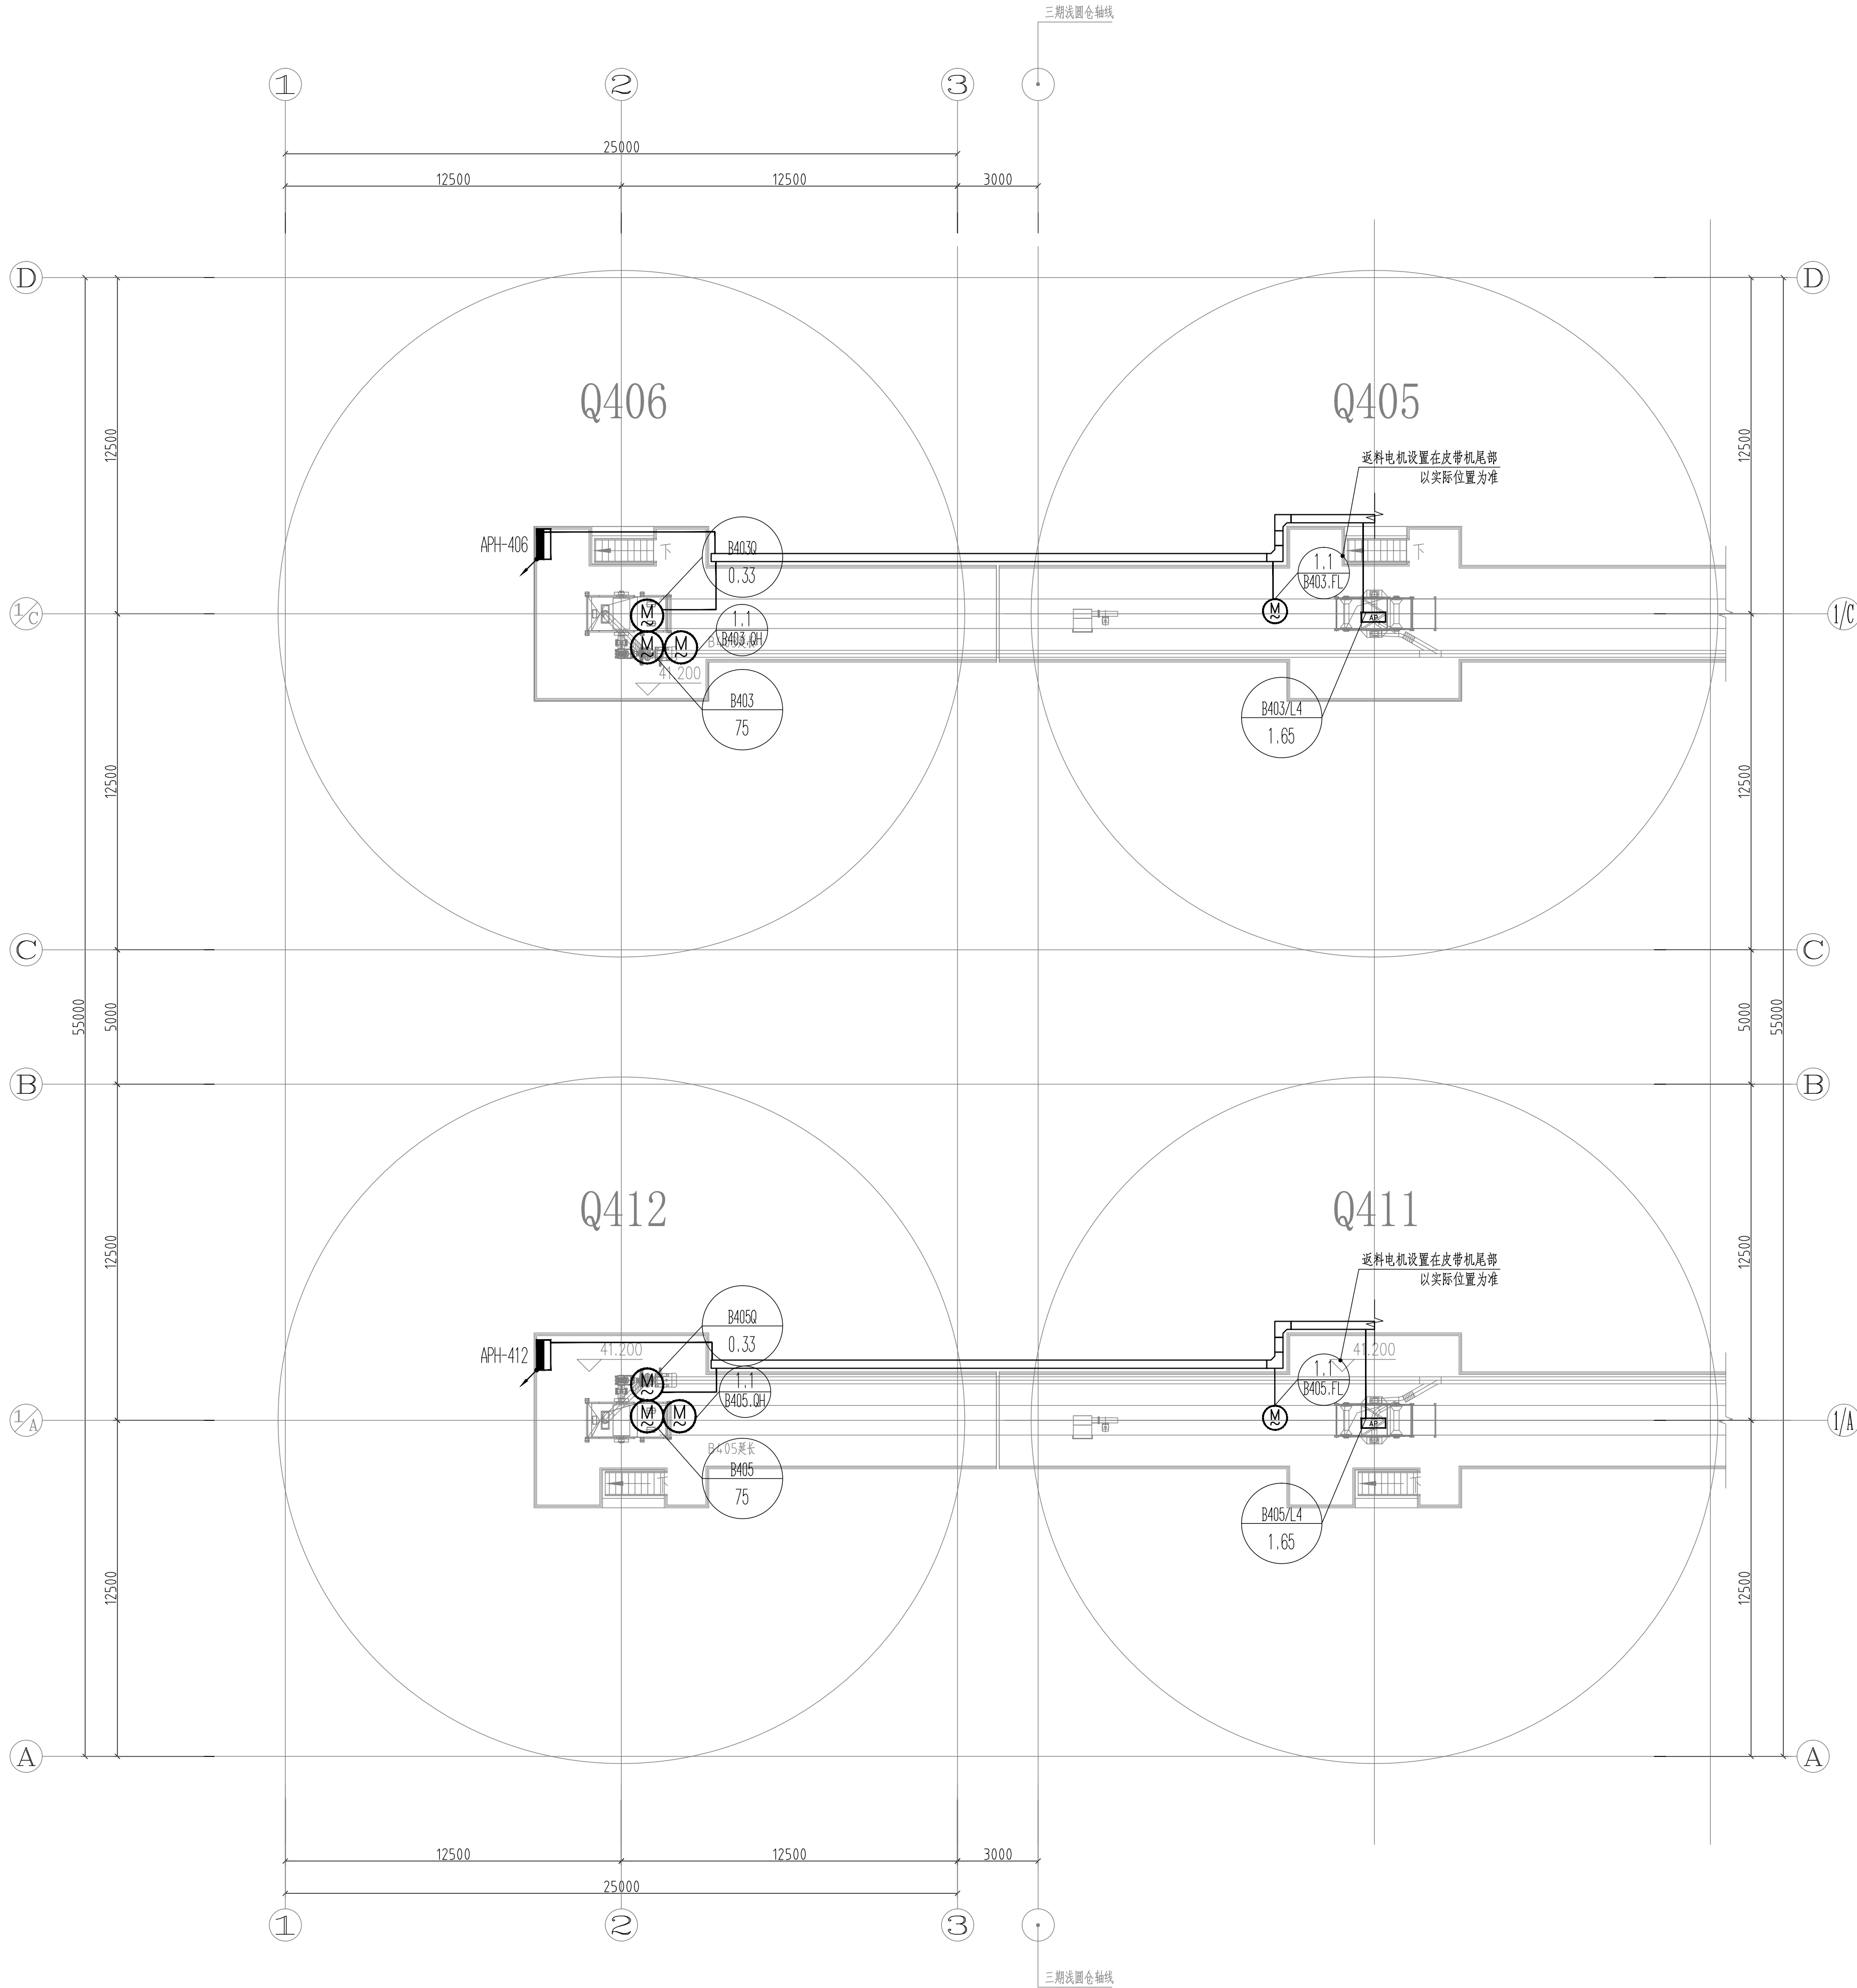

41.2m标高栈桥平面图 1:150

郑州中粮科研设计院有限公司 COCO Engineering Technology (Zhengzhou) Co., Ltd. 商物粮行业甲级 建筑工程甲级 编号: A141029852 地址: 河南省郑州市高新区莲华街22号 电话: (0371) 56829919 邮编: 450001 传真: (0371) 65721013 网址: http://www.gztiaoli.com		
会签栏 COUNTERSIGNATURE COLUMN		
专业 DISCIPLINE	姓名 NAME	签字 SIGNATURE
建筑 ARCHITECTURE		
结构 STRUCTURE		
给排水 PLUMBING		
暖通 HVAC		
电气 ELECTRICITY		
工艺 PROCESS		
执业签章 REGISTRATION STAMP		
出图签章 RELEASE STAMP		
审图签章 VETTING STAMP		
备注: REMARKS 图纸内容版权归郑州中粮科研设计院有限公司所有, 任何采用或复制此内容, 必须征得本单位书面同意。		
03		
02		
01	首次发行 FIRST ISSUE	2025.08
版次 REV	摘要 SUBJECT	发行日期 ISSUED DATE
建设单位 CLIENT	中央储备粮岳阳直属库有限公司	
工程名称 PROJECT NAME	中央储备粮岳阳直属库有限公司 仓储项目四期(设计)	
工程编号 PROJECT NO.	SJ2025011	
职责 FUNCTION	姓名 NAME	签字 SIGNATURE
审定 APPROVED	李颢	李颢
项目负责人 PROJ. MANAGER	张晓东	张晓东
专业负责人 DIS. MANAGER	卫萍	卫萍
审核 AUDITED	卫萍	卫萍
校对 CHECKED	刘玉翠	刘玉翠
设计 DESIGNED	范少飞	范少飞
图名 DRAWING NAME	仓顶层动力平面图 41.2m标高栈桥动力平面图	
子项名称 SUB-ITEM NAME	3#浅置仓群(扩建)	
设计阶段 DESIGN PHASE	施工图	
专业 DISCIPLINE	电控	
图号 DRAWING NO.	DW-3-02	

备注: 图纸内容版权归郑州中粮科研设计院有限公司所有, 任何采用或复制此内容, 必须征得本单位书面同意。

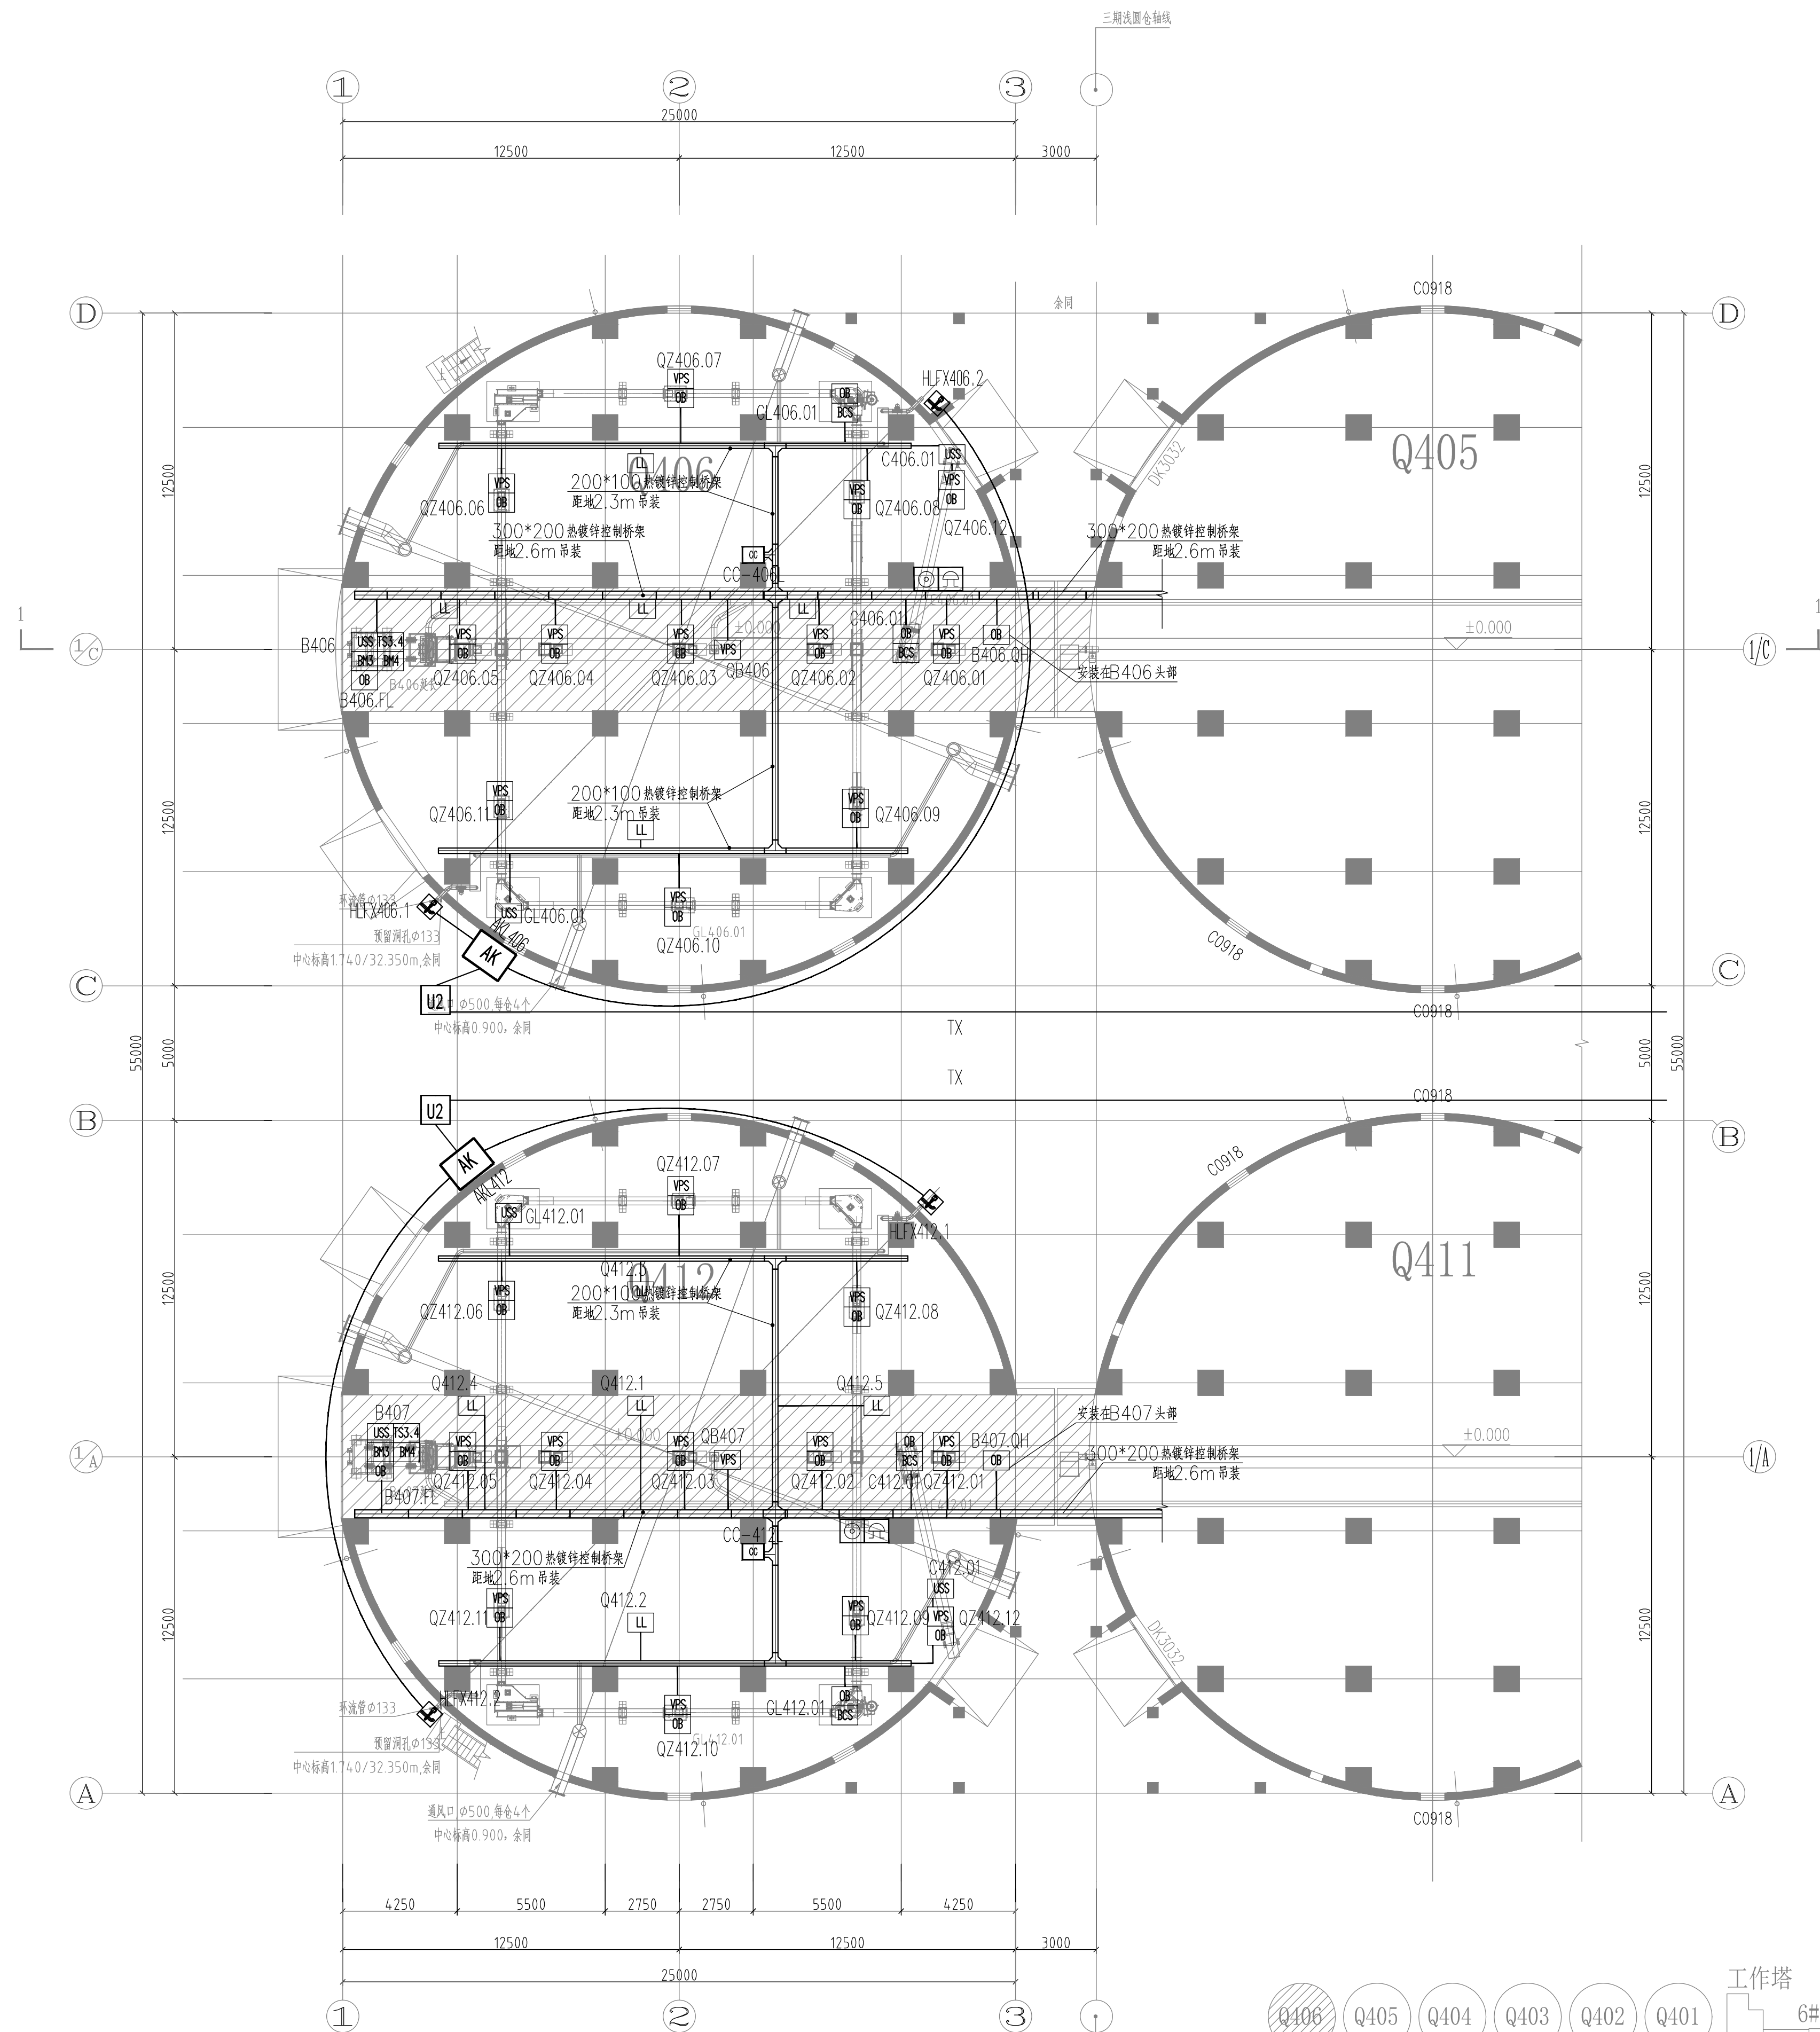

仓下层平面图 1:150

浅圆仓位置示意图

序号	图例	名称	备注
1		设备控制箱(机电一体化设备为自带)	随成套设备确定
2		仓下智能控制箱/仓上智能控制箱	底边距地1.0m/1.3m明装
3		仓下配电箱/仓上配电箱	底边距地0.3m/1.0m明装
4		环境门箱	详见工艺图
5		检修插座箱	底边距地1.0m,挂墙或支柱明装
6		紧急按钮	底边距地1.3m,挂墙明装
7		现场电话	距地2.2m,挂墙明装
8		电动机	随成套设备确定
9		除尘脉冲控制阀	随成套设备确定
10		设备自旁控制箱,4G/5通讯	随成套设备确定
11		设备自旁控制箱,开关量信号	随成套设备确定
12		堵料开关	随成套设备确定
13		波力耦合器过载	随成套设备确定
14		机头一级跑偏开关	随成套设备确定
15		机头二级跑偏开关	随成套设备确定
16		机头轴温检测开关	随成套设备确定
17		断路器	随成套设备确定
18		现场按钮(IB)箱	底边距地1.3m,挂墙明装或支柱安装
19		限位开关	随成套设备确定
20		皮带张紧开关	随成套设备确定
21		机尾一级跑偏开关	随成套设备确定
22		机尾二级跑偏开关	随成套设备确定
23		机尾轴温检测开关	随成套设备确定
24		电源及限位开关	随成套设备确定
25		压差信号(4-20mA)/皮带机气室压力开关	随成套设备确定
26		高位位	
27		拉绳开关	随成套设备确定
28		低位位	

郑州中粮科研设计院有限公司
COCO Engineering Technology (Zhengzhou) Co., Ltd.
商物粮行业甲级 建筑工程甲级
编号: A141029852
地址: 河南省郑州市高新区莲华街62号
电话: (0371) 56829919
邮编: 450001
传真: (0371) 63721013
网址: http://www.gztiaoli.com

会签栏 COUNTERSIGNATURE COLUMN		
专业 DISCIPLINE	姓名 NAME	签字 SIGNATURE
建筑 ARCHITECTURE		
结构 STRUCTURE		
给排水 PLUMBING		
暖通 HVAC		
电气 ELECTRICITY		
工艺 PROCESS		

执业签章
REGISTRATION STAMP

出图签章
RELEASE STAMP

审图签章
VETTING STAMP

备注:
REMARKS
图纸内容版权为郑州中粮科研设计院有限公司所有, 任何采用或复制此内容, 必须征得本单位书面同意。

03		
02		
01	首次发行 FIRST ISSUE	2025.08
版次 REV	摘要 SUBJECT	发行日期 ISSUED DATE

建设单位
CLIENT
中央储备粮岳阳直属库有限公司


工程名称
PROJECT NAME
中央储备粮岳阳直属库有限公司
仓储项目二期(设计)

工程编号
PROJECT NO.
SJ2025011


职务 FUNCTION	姓名 NAME	签字 SIGNATURE
审定 APPROVED	李 强	
项目负责人 PROJ. MANAGER	张晓东	
专业负责人 DIS. MANAGER	卫 萍	
审核 AUDITED	卫 萍	
校对 CHECKED	刘玉翠	
设计 DESIGNED	范少飞	

图 名:
DRAWING NAME
仓下层控制平面图

子项名称 SUB-ITEM NAME	3#浅圆仓群(扩建)
设计阶段 DESIGN PHASE	施工图
专业 DISCIPLINE	电控
图 号 DRAWING NO.	DW-3-03

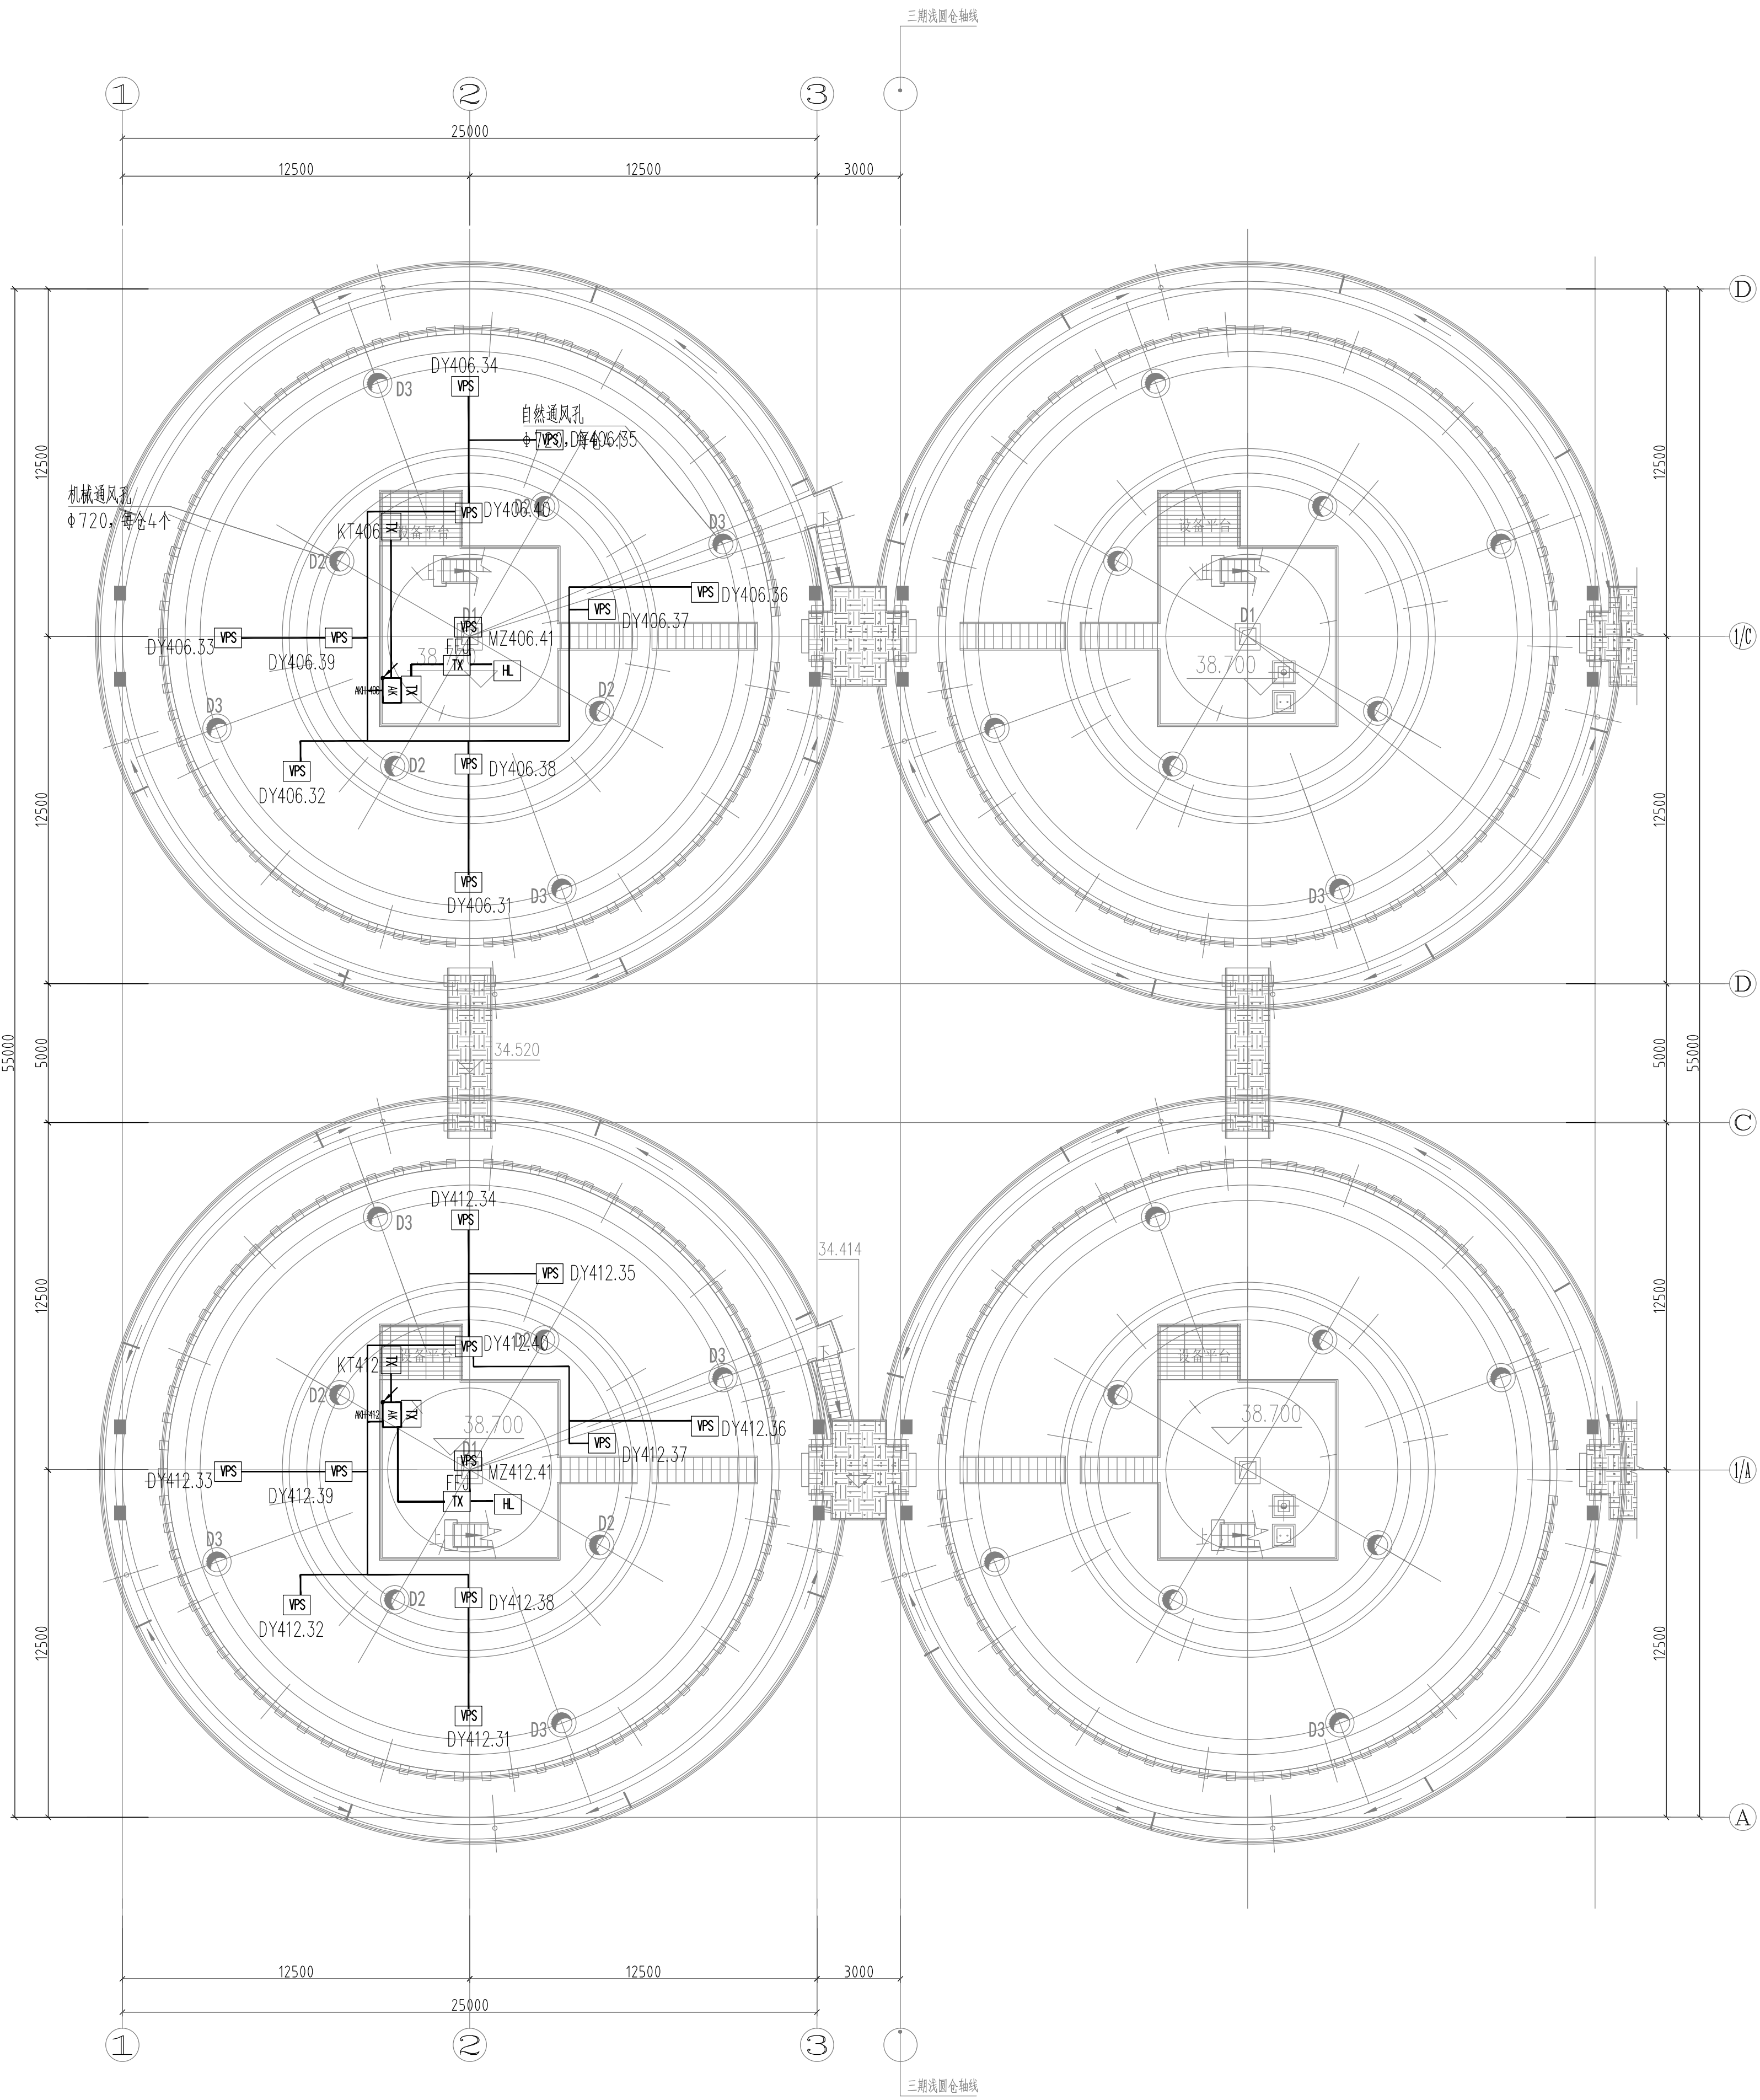

仓顶层平面图 1:150

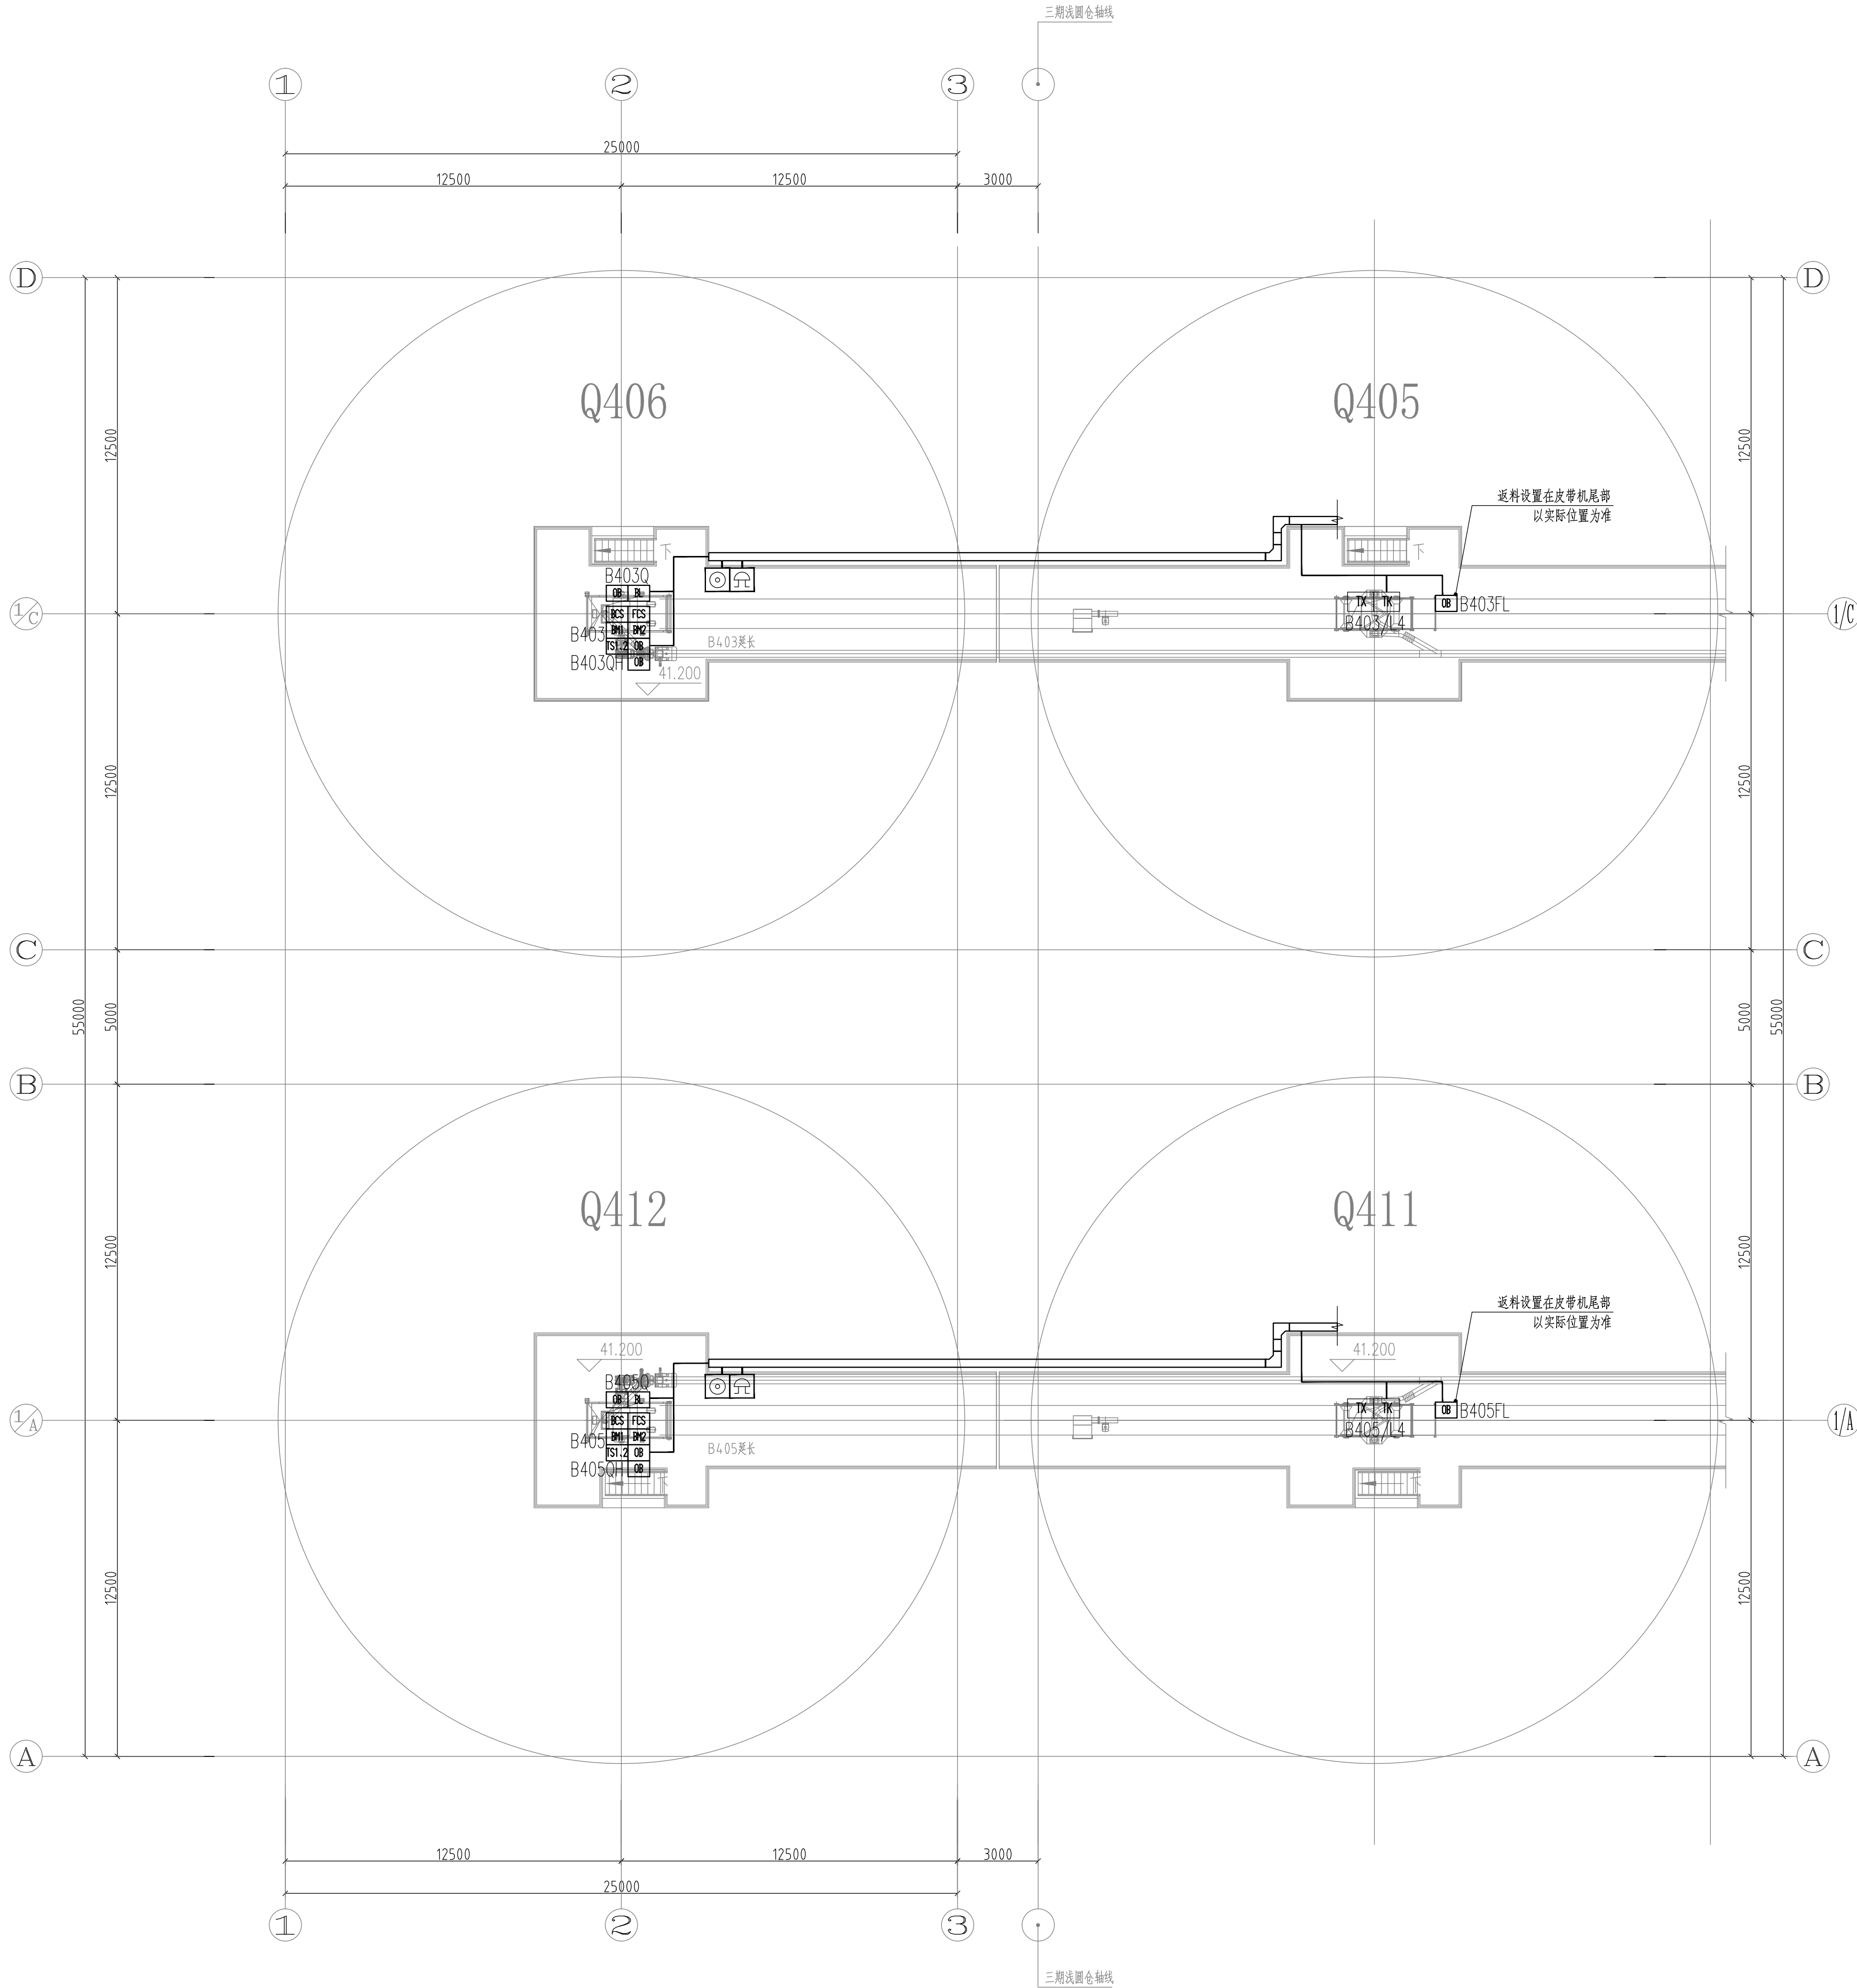

41.2m标高栈桥平面图 1:150

郑州中粮科研设计院有限公司 CFCO Engineering&Technology (Zhengzhou) Co., Ltd. 商物粮行业甲级 建筑工程甲级 编号: A141029852 地址: 河南省郑州市高新区莲华街22号 电话: (0371) 56829919 邮编: 450001 传真: (0371) 65721015 网址: http://www.gstiaa.com		
会签栏 COUNTERSIGNATURE COLUM		
专业 DISCIPLINE	姓名 NAME	签字 SIGNATURE
建筑 ARCHITECTURE		
结构 STRUCTURE		
给排水 PLUMBING		
暖通 HVAC		
电气 ELECTRICITY		
工艺 PROCESS		
执业签章 REGISTRATION STAMP		
出图签章 RELEASE STAMP		
审图签章 VETTING STAMP		
备注: REMARKS 图纸内容版权归郑州中粮科研设计院有限公司所有, 任何采用或复制此内容, 必须征得本单位书面同意。		
03		
02		
01	首次发行 FIRST ISSUE	2025.08
版次 REV	摘要 SUBJECT	发行日期 ISSUED DATE
建设单位 CLIENT	中央储备粮岳阳直属库有限公司	
工程名称 PROJECT NAME	中央储备粮岳阳直属库有限公司 仓储项目四期(设计)	
工程编号 PROJECT NO.	SJ2025011	
职责 FUNCTION	姓名 NAME	签字 SIGNATURE
审定 APPROVED	李 斌	李 斌
项目负责人 PROJ. MANAGER	张晓东	张晓东
专业负责人 DIS. MANAGER	卫 萍	卫 萍
审核 AUDITED	卫 萍	卫 萍
校对 CHECKED	刘玉翠	刘玉翠
设计 DESIGNED	范少飞	范少飞
图名 DRAWING NAME	仓顶层控制平面图 41.2m标高栈桥控制平面图	
子项名称 SUB-ITEM NAME	3#浅置仓群(扩建)	
设计阶段 DESIGN PHASE	施工图	
专业 DISCIPLINE	电控	
图号 DRAWING NO.	DW-3-04	

备注: 图纸内容版权归郑州中粮科研设计院有限公司所有, 任何采用或复制此内容, 必须征得本单位书面同意。